

天福园局部改造方案



建筑顾问单位

建设单位

工程名称

子项

比例

类别 签名

审定

审核

工程负责

工种负责

校对

设计

甲方签字

会签栏

建筑

电气

结构

暖通

给排水

工艺



盖章栏

工程号

图别

图号

P-01

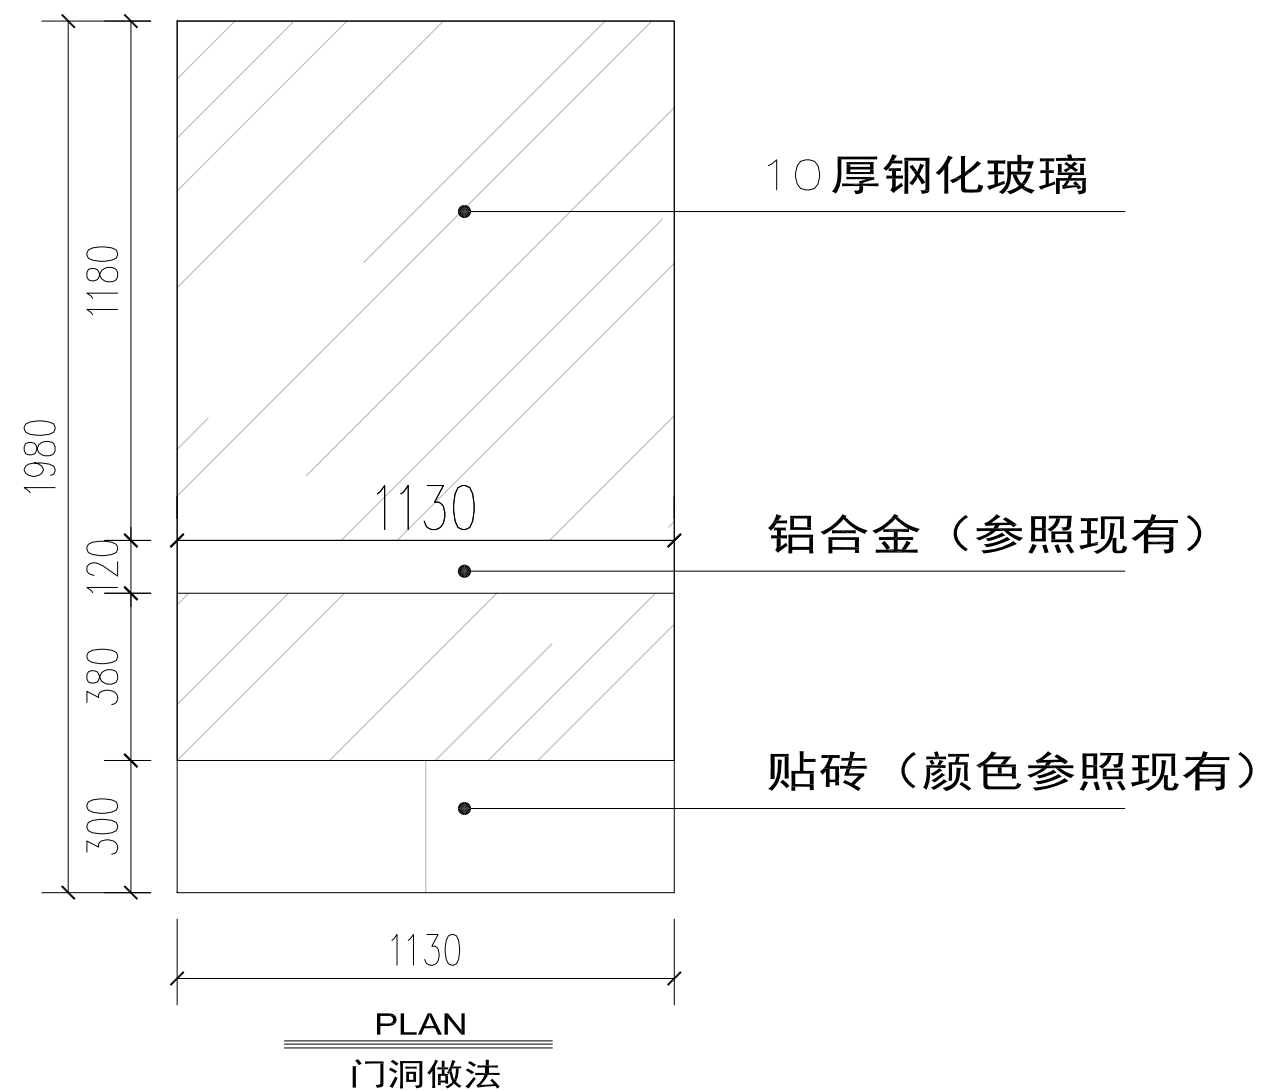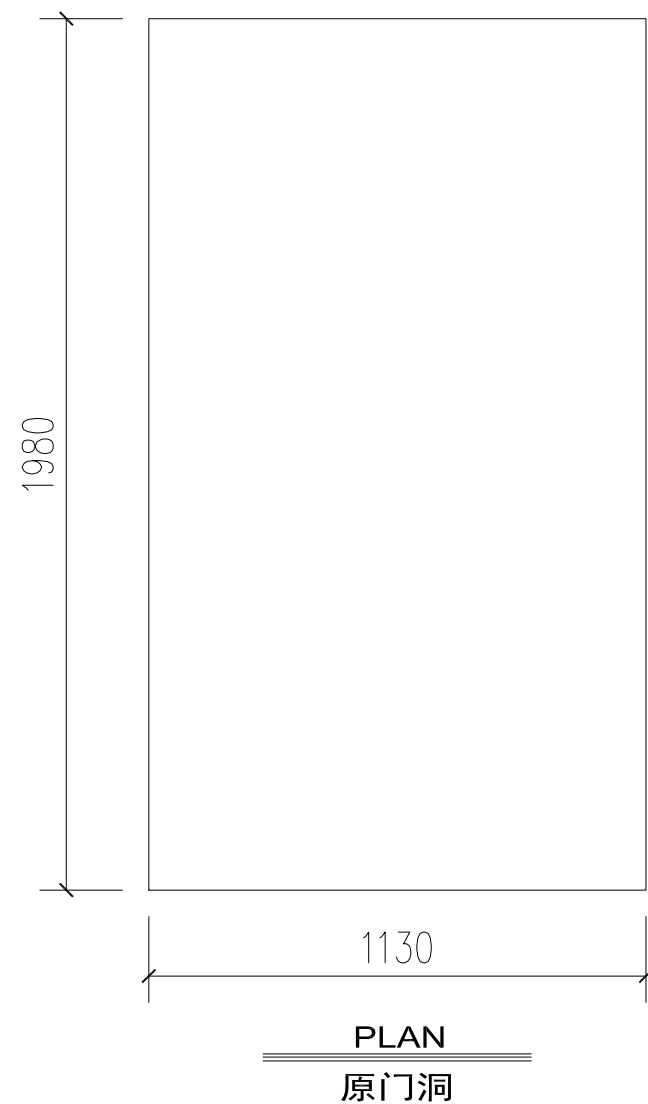



- 1 ; 拆除栏杆 34.6m
- 2 ; 二层屋面铺贴拆除600*1200 花岗岩12M
- 3 ; 拆除后地面后地面水泥黄沙找斜坡
- 4 ; 折U型不锈钢水槽，后定制不锈钢地沟盖
- 5 ; 后花园安装10m*2m 高铁丝网

建筑顾问单位

建设单位

工程名称

子 项

比例



类 别	签 名
审 定	
审 核	
工程负责	
工种负责	
校 对	
设 计	
甲方签字	

会 签 栏

建 筑	电 气
结 构	暖 通
给 排 水	工 艺

盖 章 栏

工 程 号		图 号	P-02
图 别			

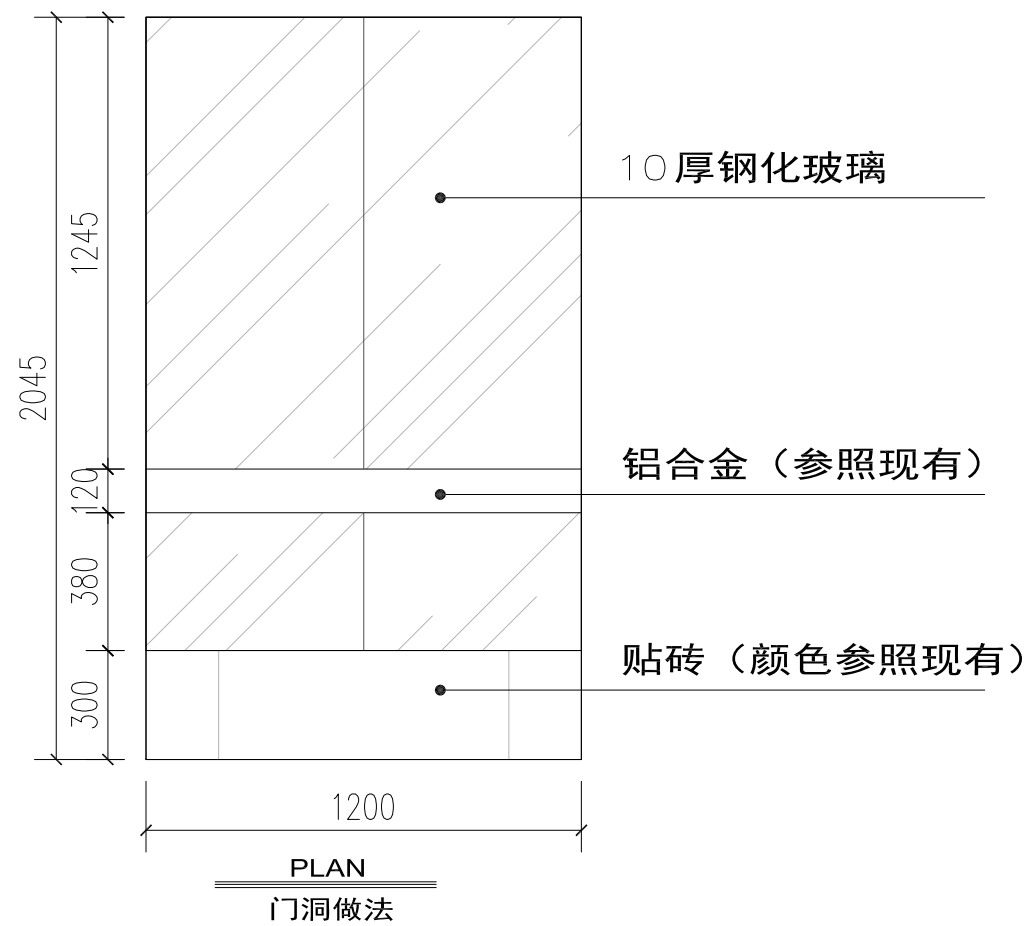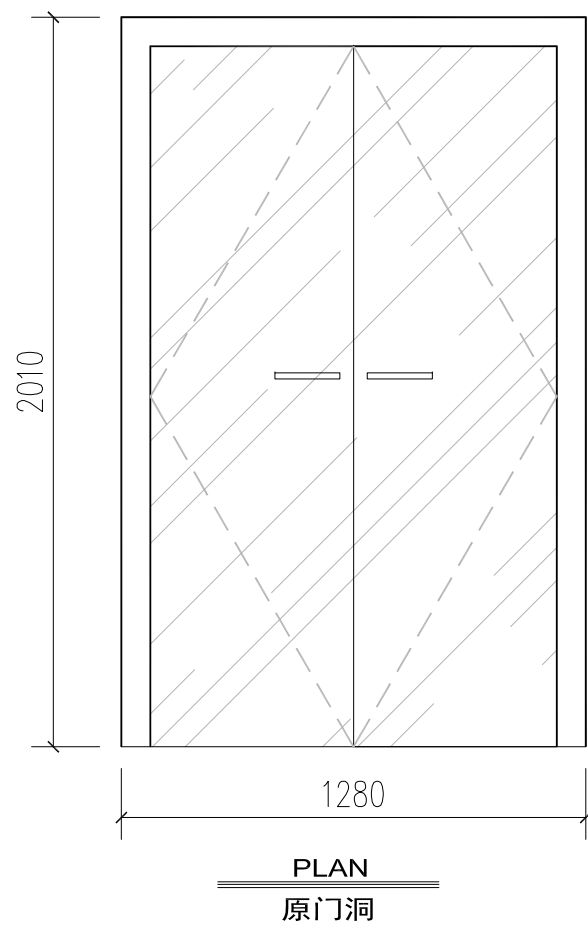

建筑顾问单位

建设单位

工程名称

子项

比例

类别	签名
审定	
审核	
工程负责	
工种负责	
校对	
设计	
甲方签字	

会签栏

建筑	电气
结构	暖通
给排水	工艺

盖章栏


工程号

图别


图号

号


P-03

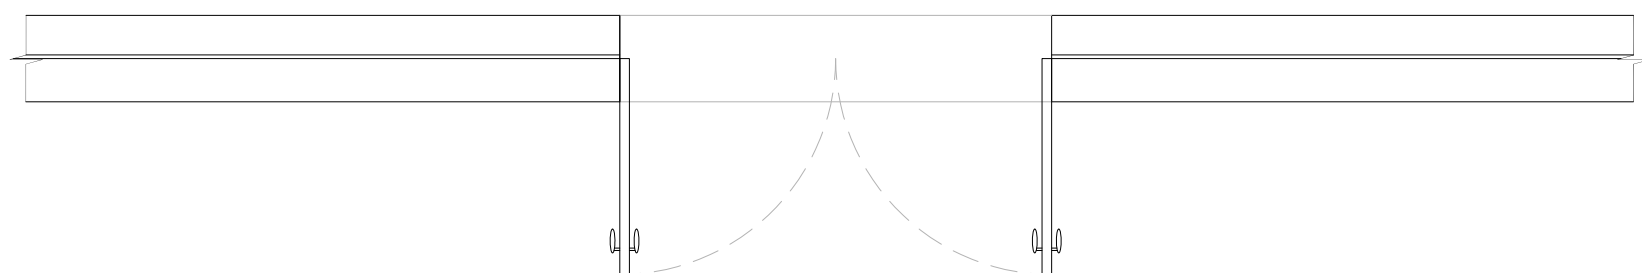

PLAN
原有门洞

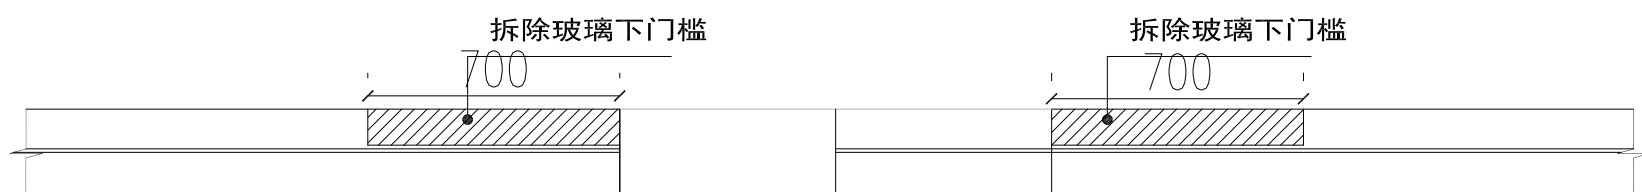

PLAN
拆除图

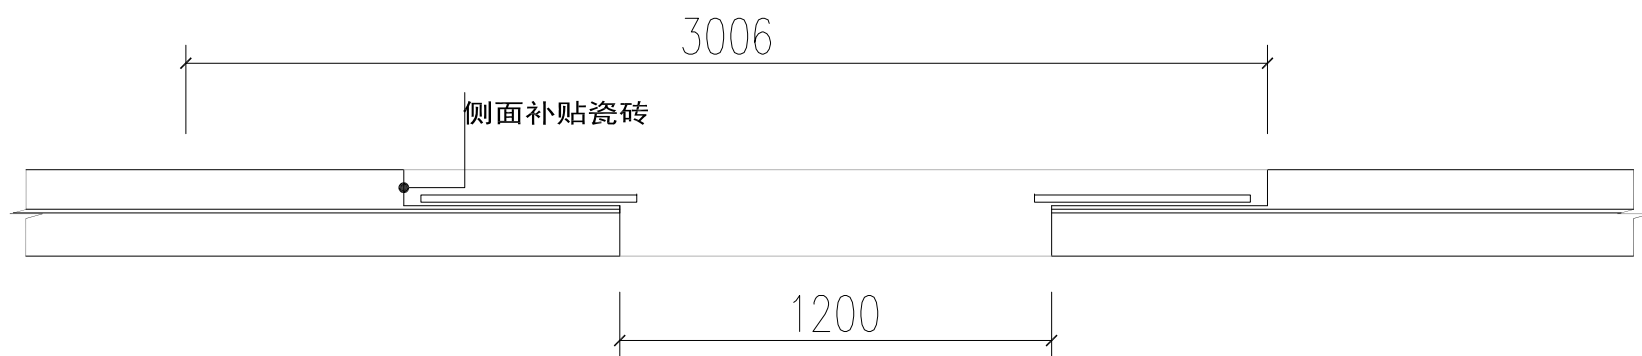

PLAN
现做感应门

注：此做法感应门2扇

建筑顾问单位

建设单位

工程名称

子 项

比 例

类 别	签 名
审 定	
审 核	
工程负责	
工种负责	
校 对	
设 计	
甲方签字	

会 签 栏

建 筑	电 气
结 构	暖 通
给 排 水	工 艺

盖 章 栏

工 程 号		图 号	P-04
图 别			



建筑顾问单位

建设单位

工程名称

子项

比例

类别	签名
----	----

审定	
----	--

审核	
----	--

工程负责	
------	--

工种负责	
------	--

校对	
----	--

设计	
----	--

甲方签字	
------	--

会签栏

建筑	电气
----	----

结构	暖通
----	----

给排水	工艺
-----	----

盖章栏


工程号		图号	P-05
-----	--	----	------

图别		图号	
----	--	----	--




PLAN

取灰处原有布置

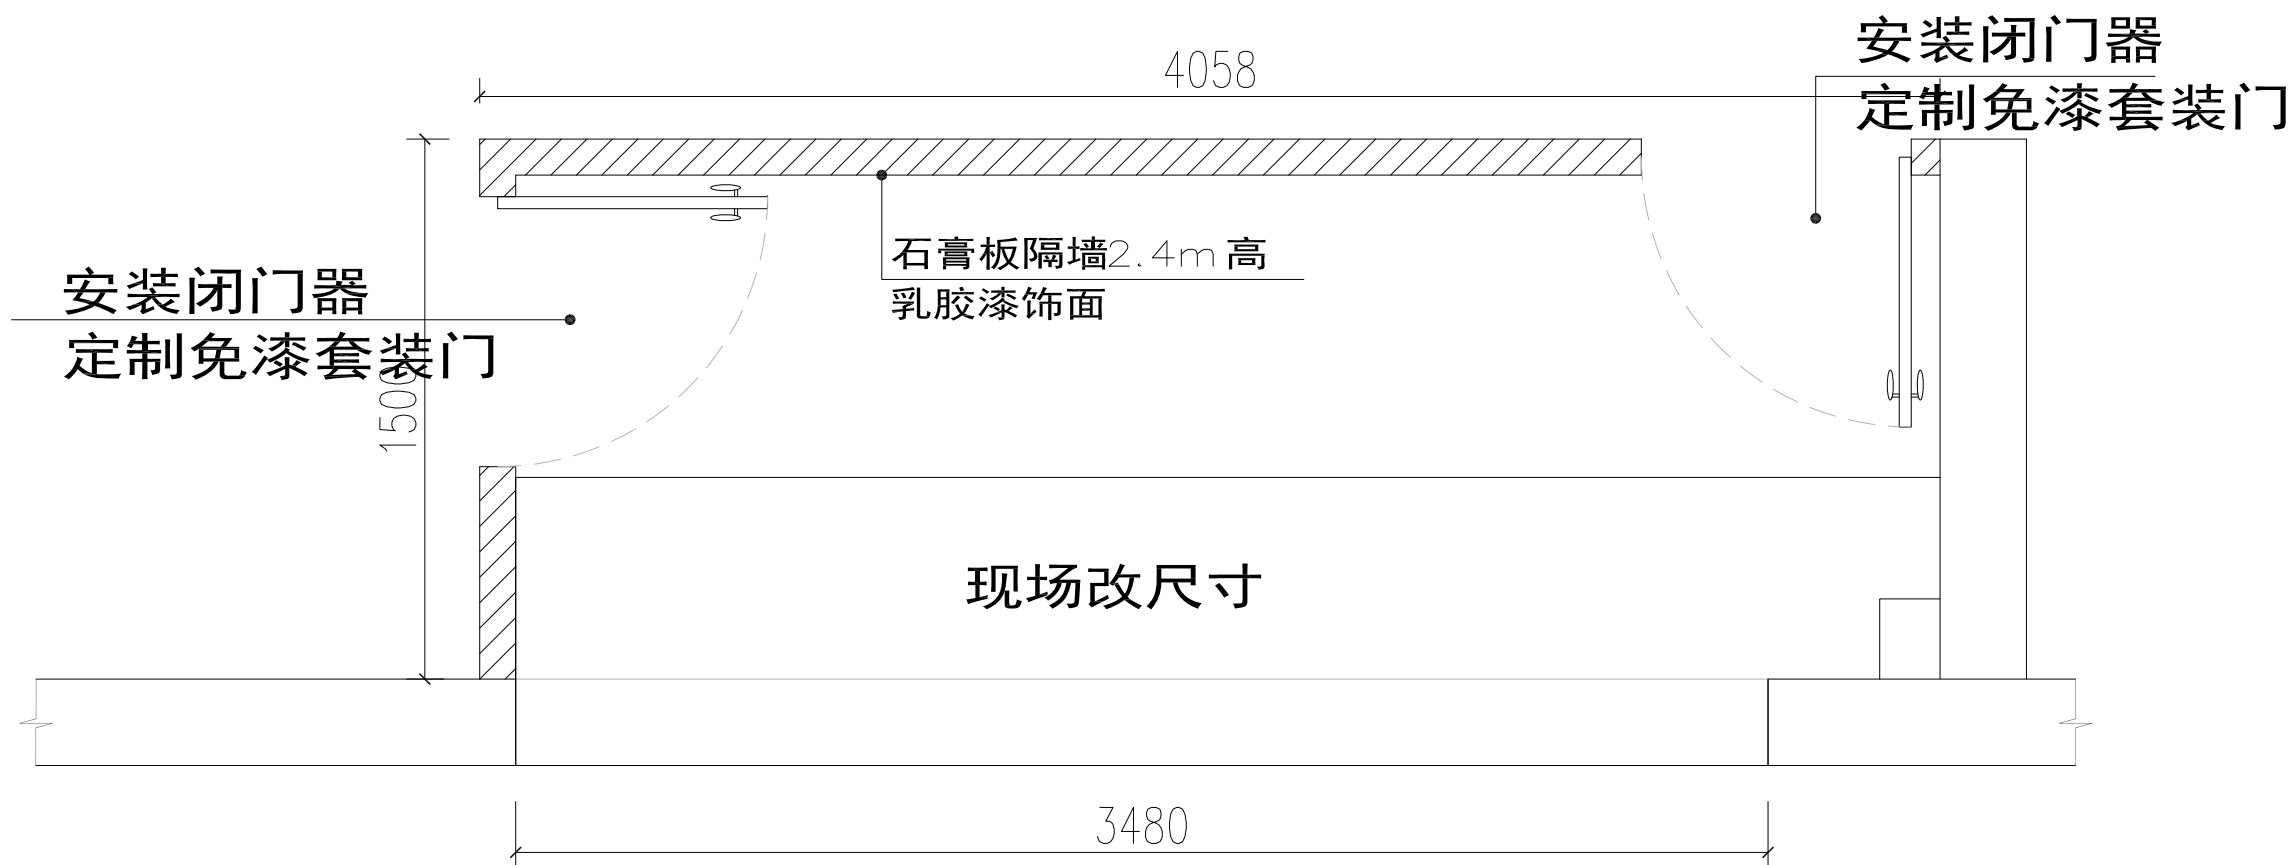

PLAN

取灰处改后布置

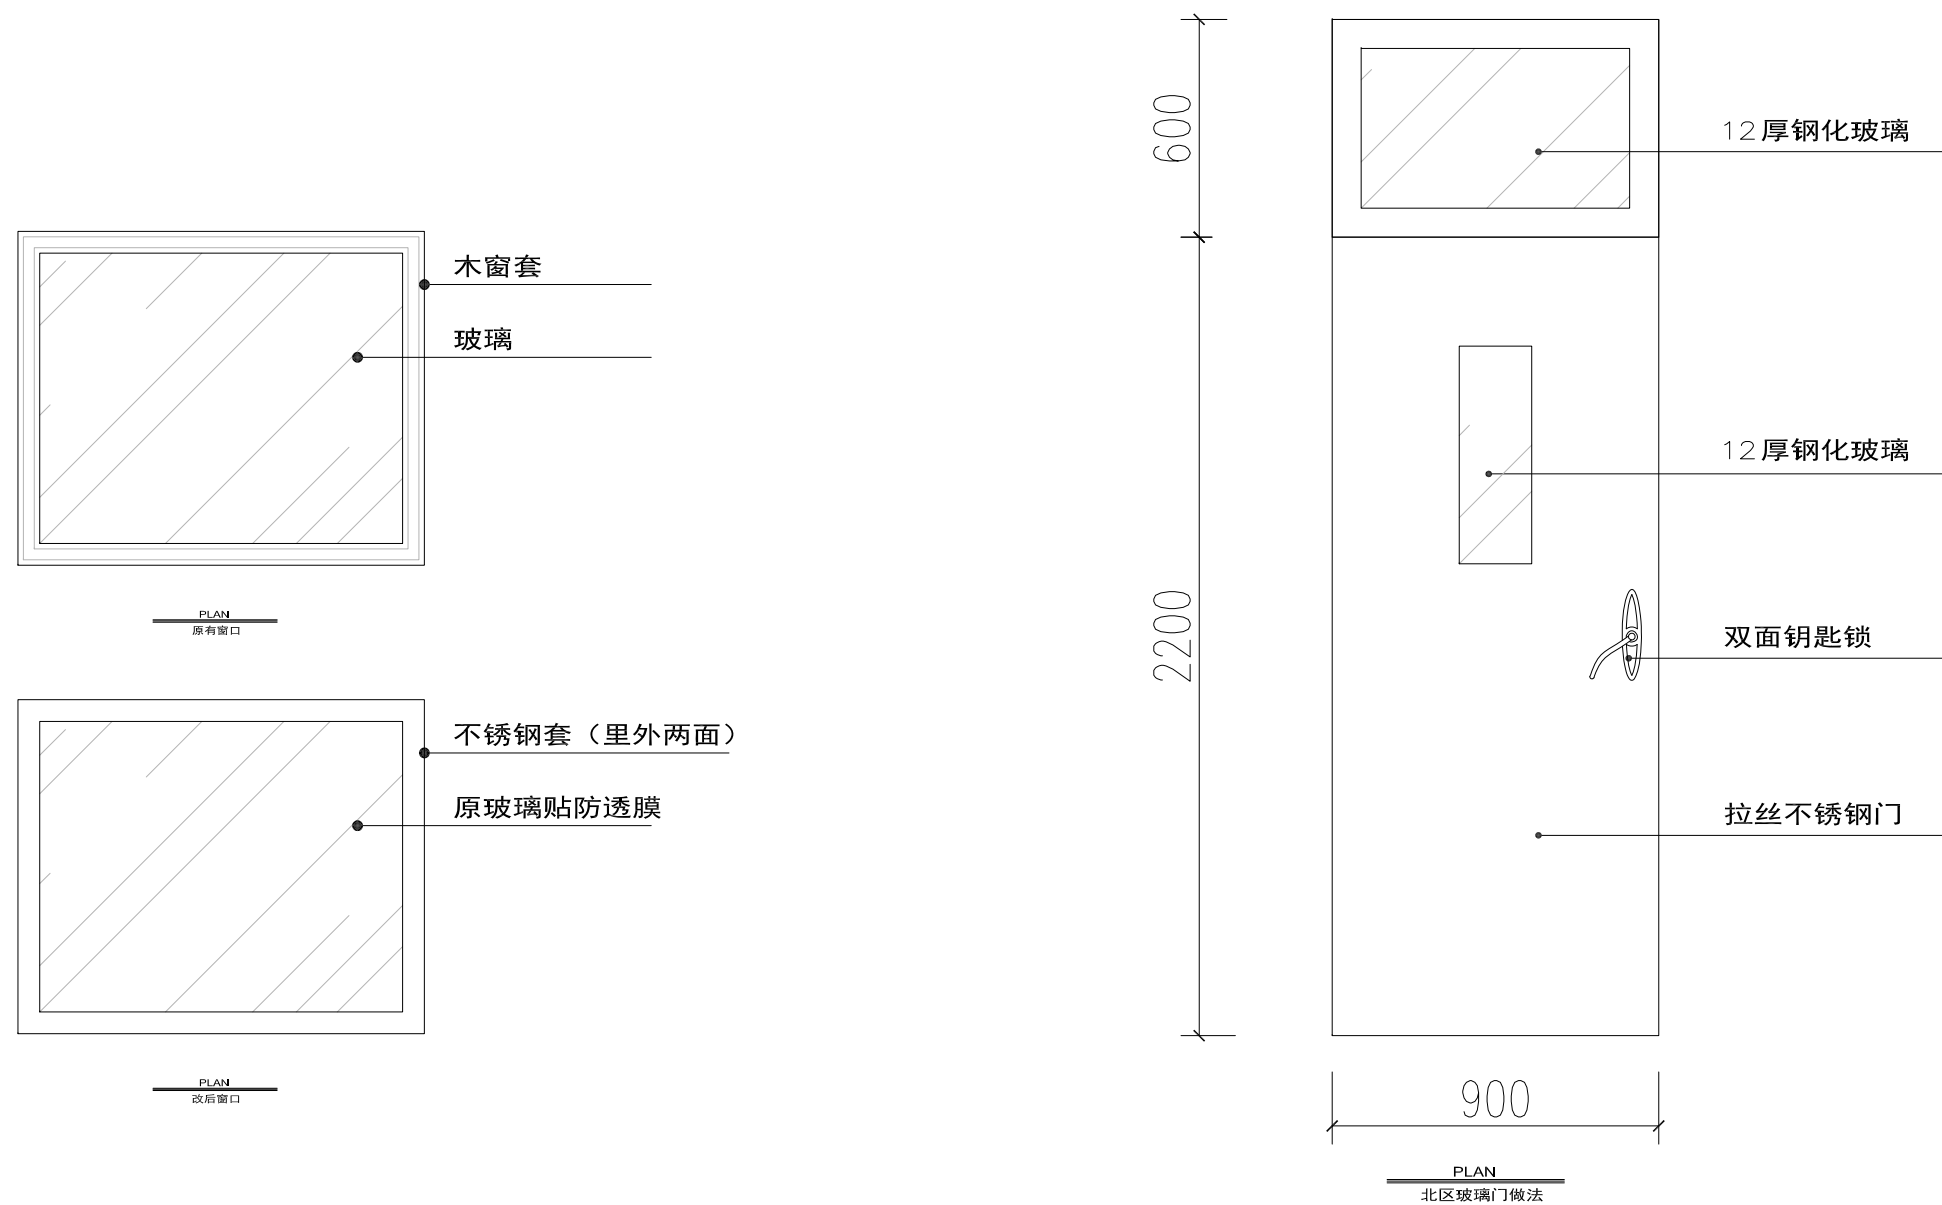

注：需拆除原有门及地弹簧

建筑顾问单位

建设单位

工程名称

子项

比例

类别

签名

审定

审核

工程负责

工种负责

校对

设计

甲方签字

会签栏

建筑

电气

结构

暖通

给排水

工艺


盖章栏

工程号

图别

图号

P-06

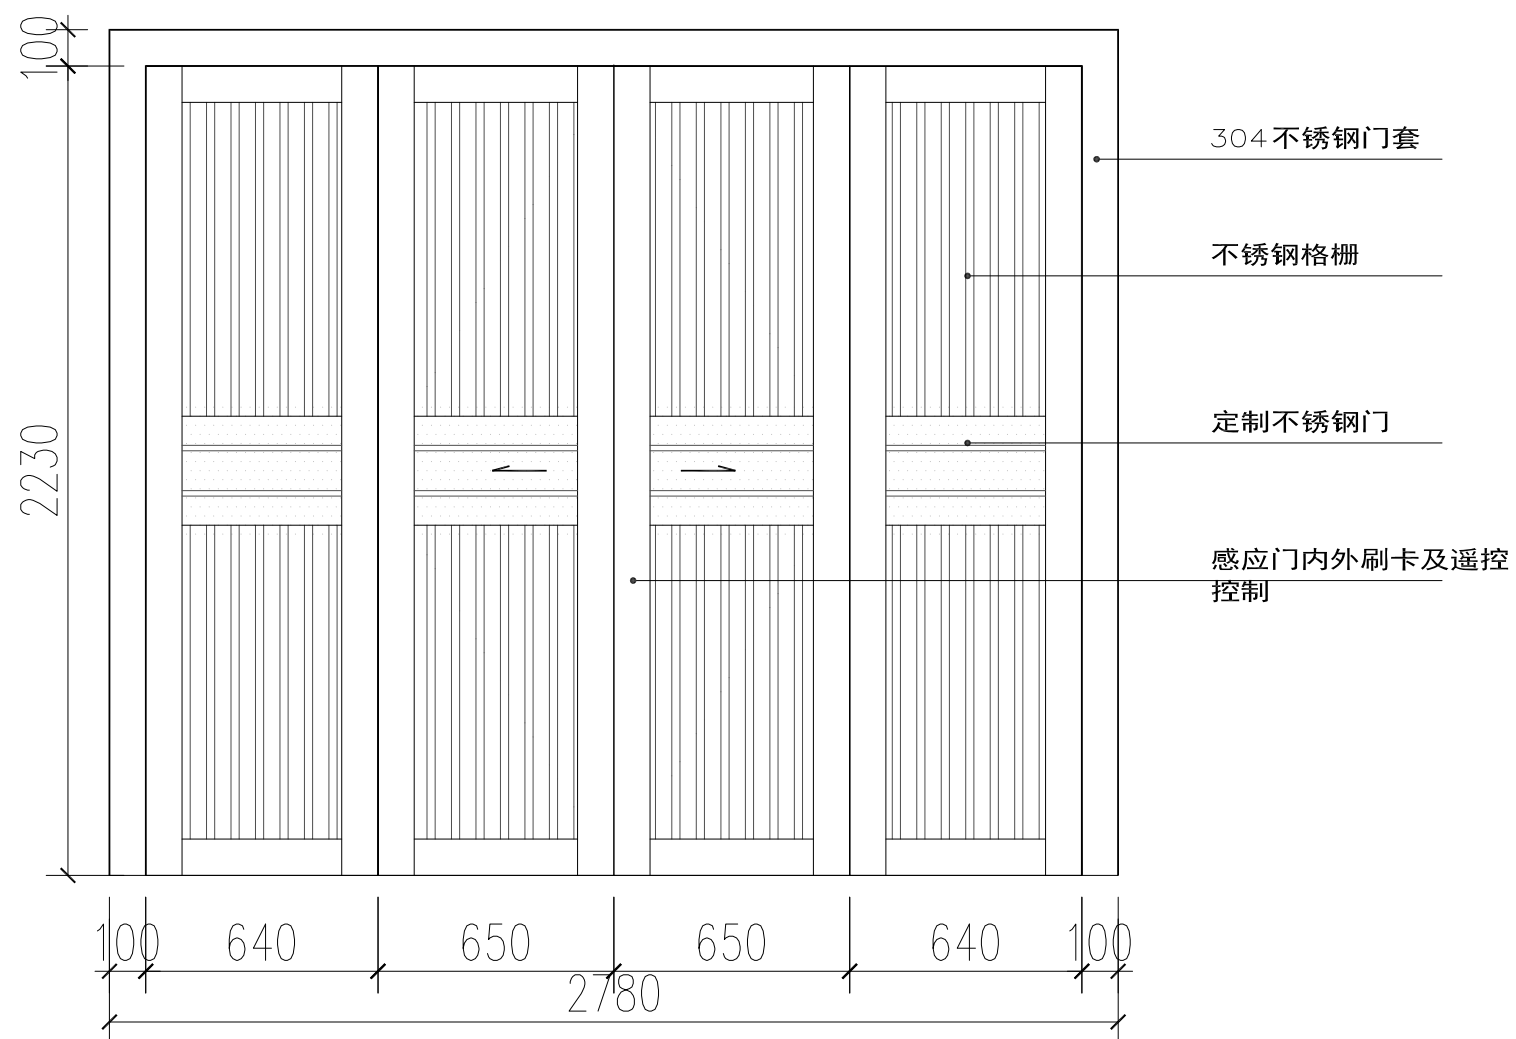

PLAN

中厅电梯前过道安装感应门示意图

建筑顾问单位

建设单位

工程名称

子项

比例

类别	签名
----	----

审定

审核

工程负责

工种负责

校对

设计

甲方签字

会签栏

建筑	电气
----	----

结构	暖通
----	----

给排水	工艺
-----	----

盖章栏

工程号

图别

图号

P-07



建筑顾问单位

建设单位

工程名称

子项

比例

类别	签名
----	----

审定

审核

工程负责

工种负责

校对

设计

甲方签字

会签栏

建筑	电气
----	----

结构	暖通
----	----

给排水	工艺
-----	----


盖章栏

工程号

图别

图号

P-08

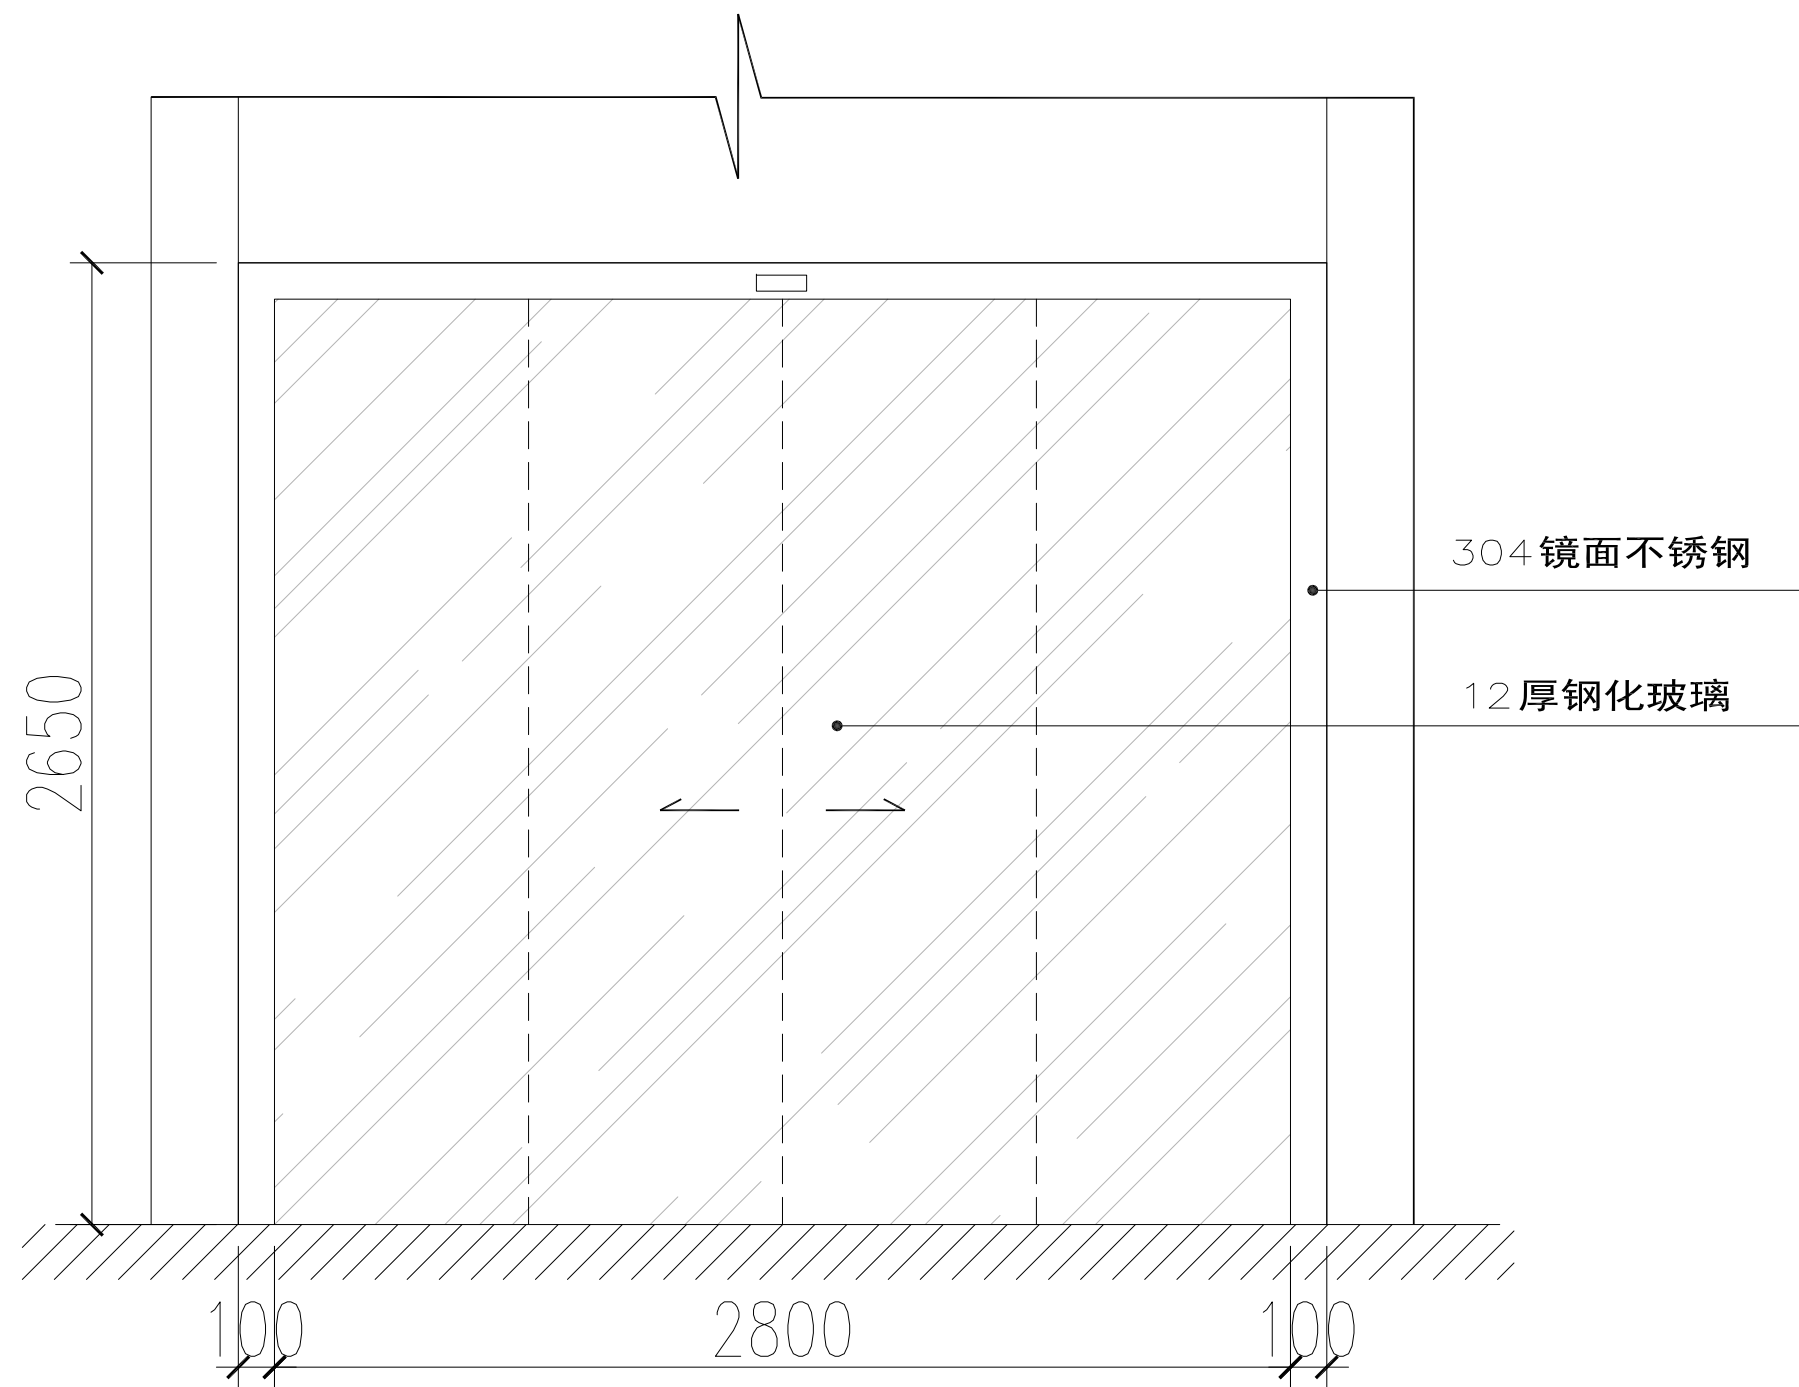

小卖部西侧玻璃感应门示意图

需拆除原玻璃门



建筑顾问单位

建设单位

工程名称

子项

比例

类别	签名
----	----

审定	
----	--

审核	
----	--

工程负责	
------	--

工种负责	
------	--

校对	
----	--

设计	
----	--

甲方签字	
------	--


会签栏

建筑	电气
----	----

结构	暖通
----	----

给排水	工艺
-----	----

盖章栏

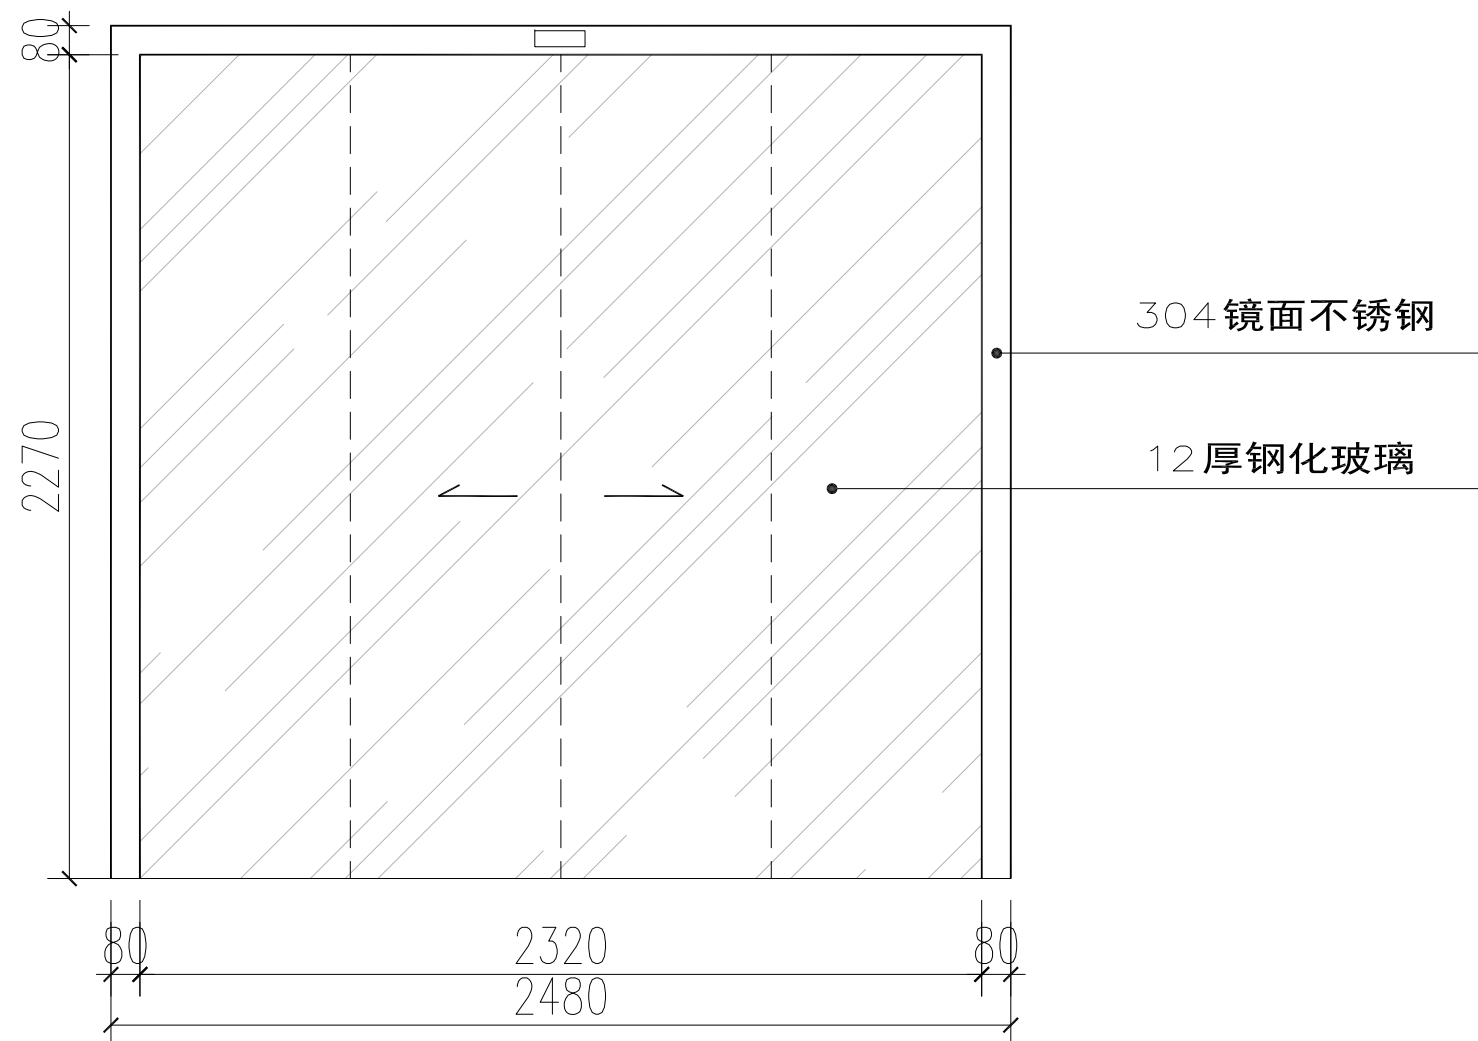

大厅（下坡踏步处）感应门示意图

需拆除原玻璃门

工程号		图号	P-09
图别		号	

建筑顾问单位

建设单位

工程名称

子项

比例

类别	签名
----	----


审定	
----	--

审核	
----	--

工程负责	
------	--

工种负责	
------	--

校对	
----	--

设计	
----	---

甲方签字	
------	--



会签栏

建筑	电气
----	----

结构	暖通
----	----


给排水	工艺
-----	----

盖章栏

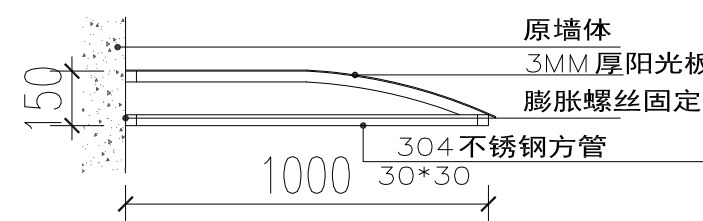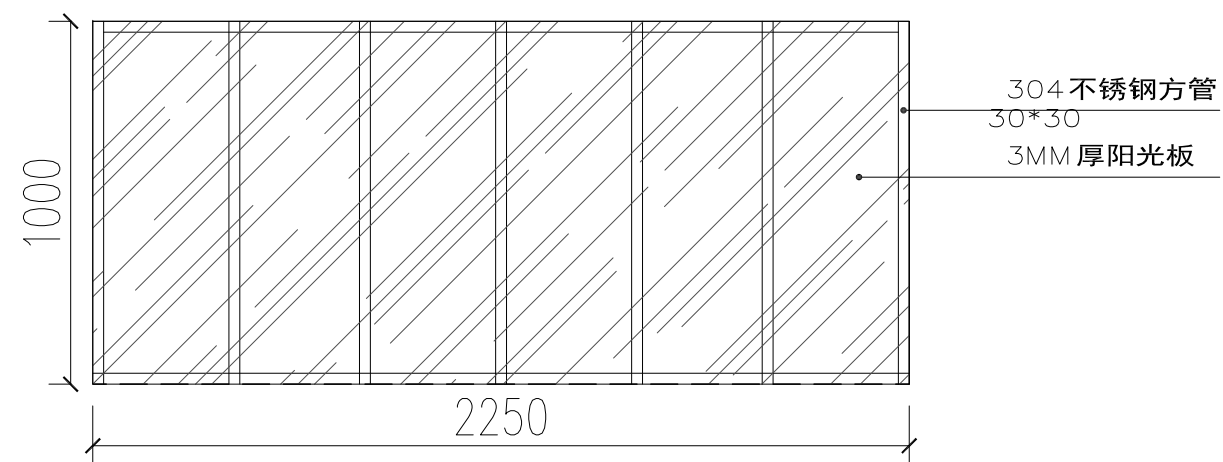

PLAN

休息室室外雨棚

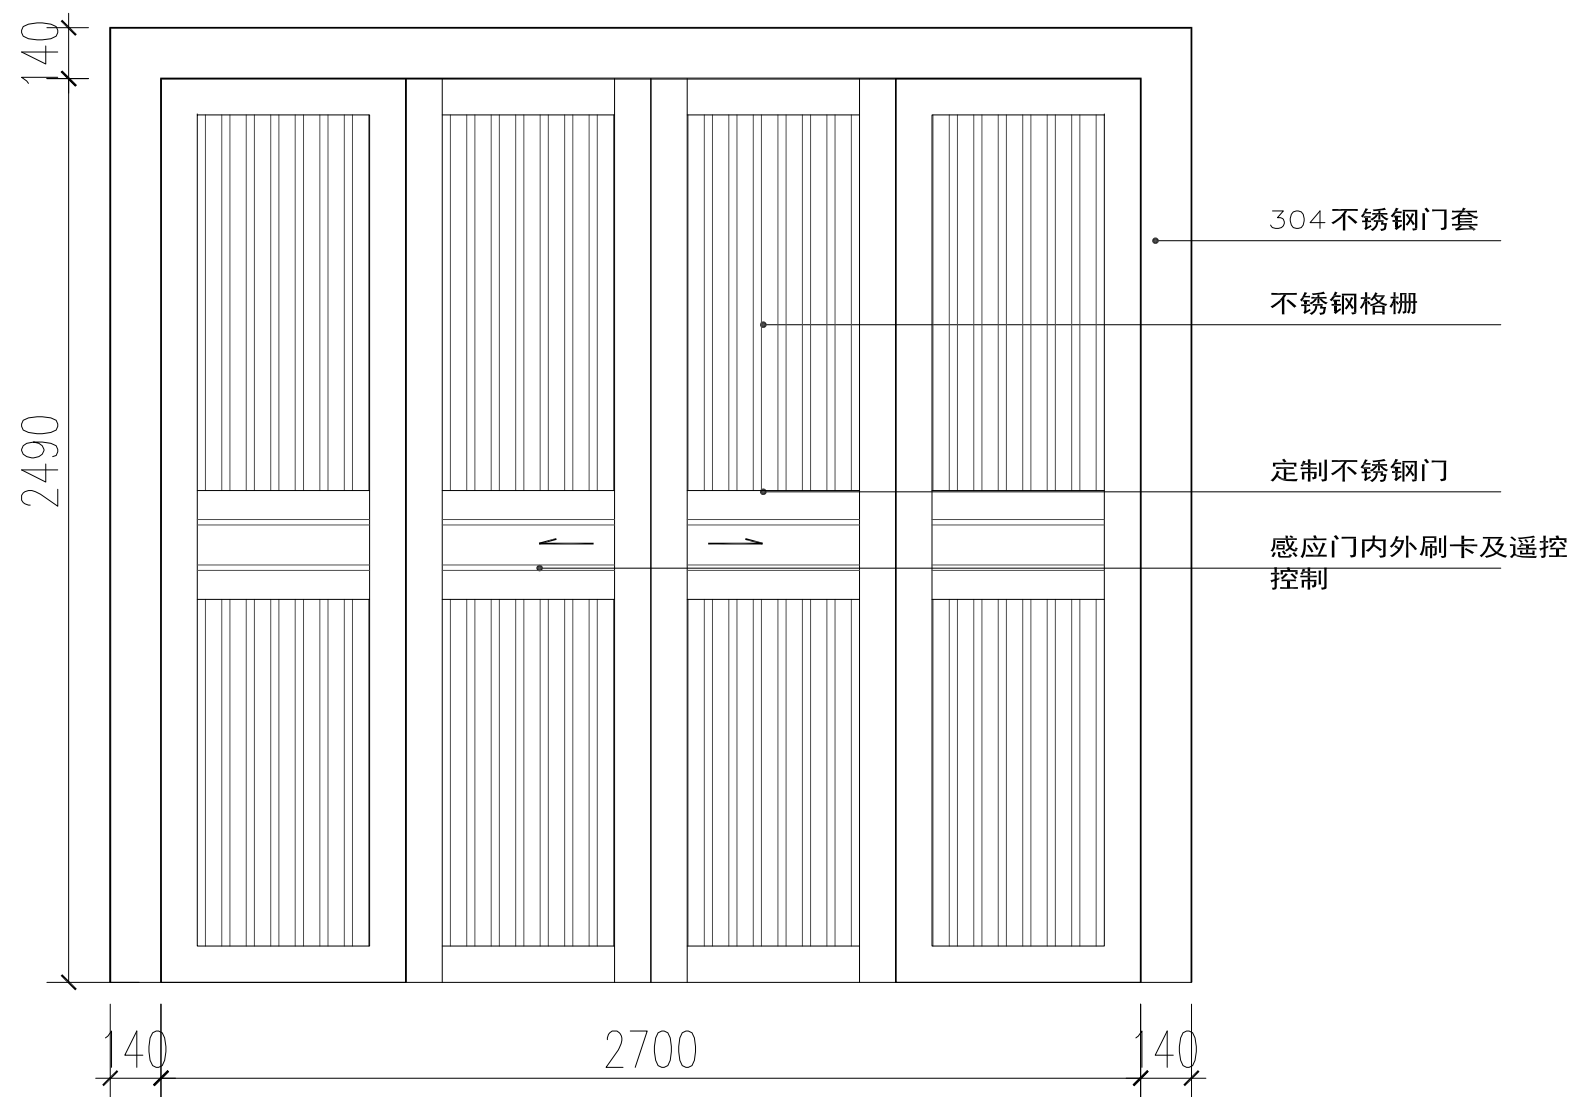

PLAN

礼仪组卸遗体感应门示意图

建筑顾问单位

建设单位

工程名称

子 项

比例

类 别	签 名
-----	-----


审 定	
-----	--

审 核	
-----	--

工程负责	
------	--

工种负责	
------	--

校 对	
-----	--

设 计	
-----	---

甲方签字	
------	--

会 签 栏

建 筑	电 气
-----	-----

结 构	暖 通
-----	-----

给 排 水	工 艺
-------	-----

盖 章 栏

工 程 号	
-------	--

图 号	
-----	--

图 号	P-11
-----	------

P-11



建筑顾问单位

建设单位

工程名称

子项

比例

类别	签名
----	----

审定

审核

工程负责

工种负责

校对

设计

甲方签字

会签栏

建筑

电气

结构

暖通

给排水

工艺


盖章栏

工程号

图别


图号

P-12

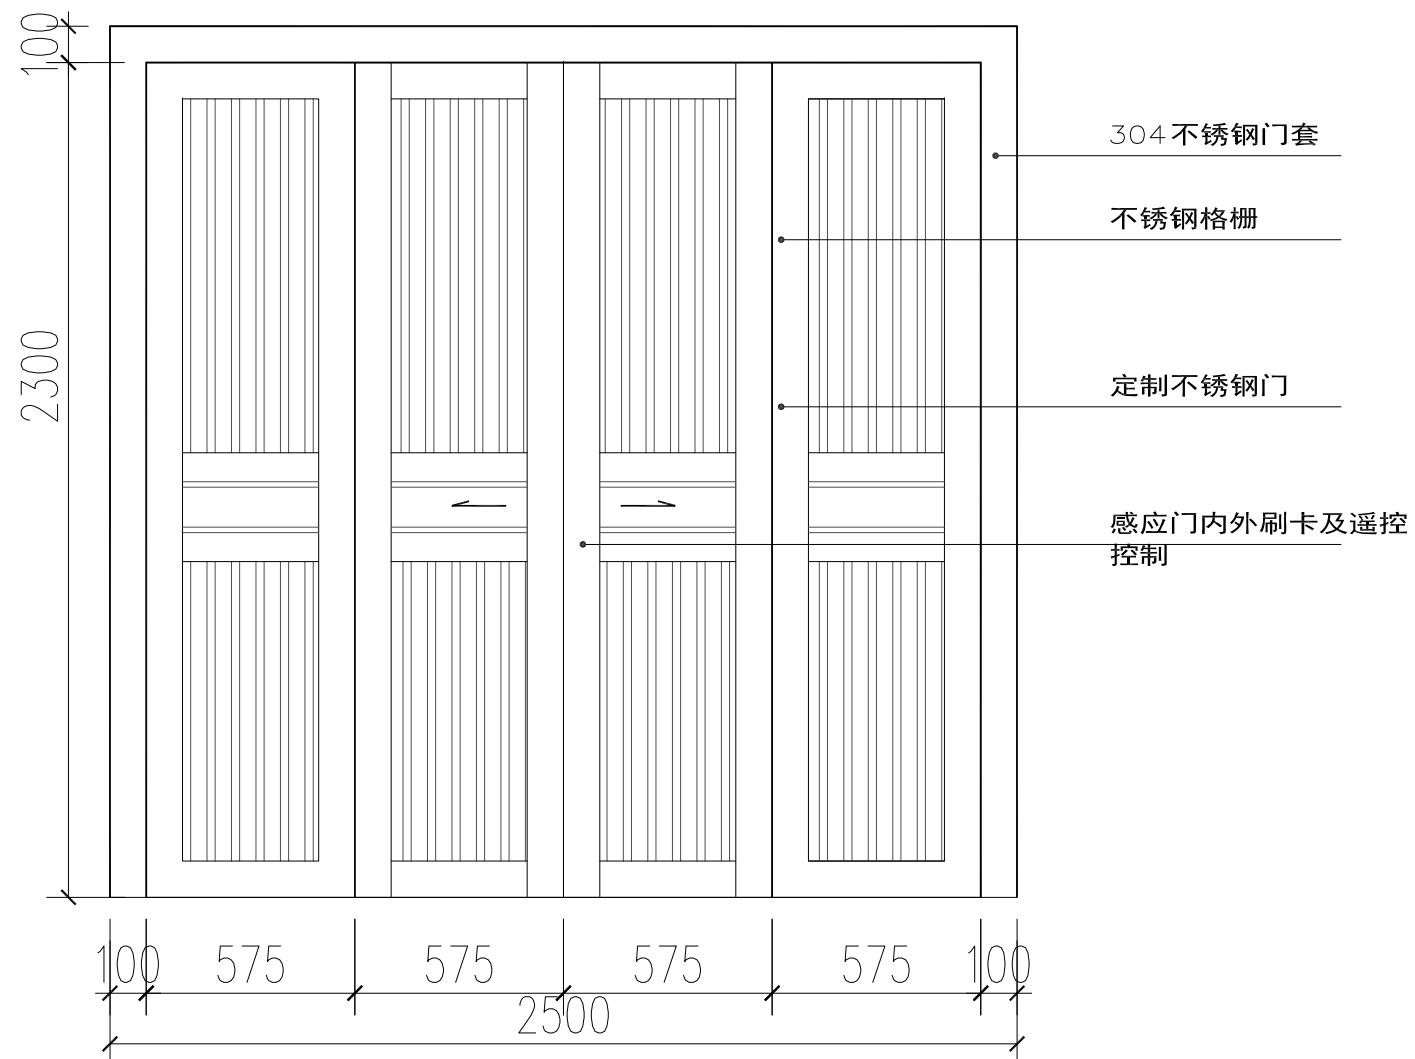

PLAN

侯化室后过道感应门示意图

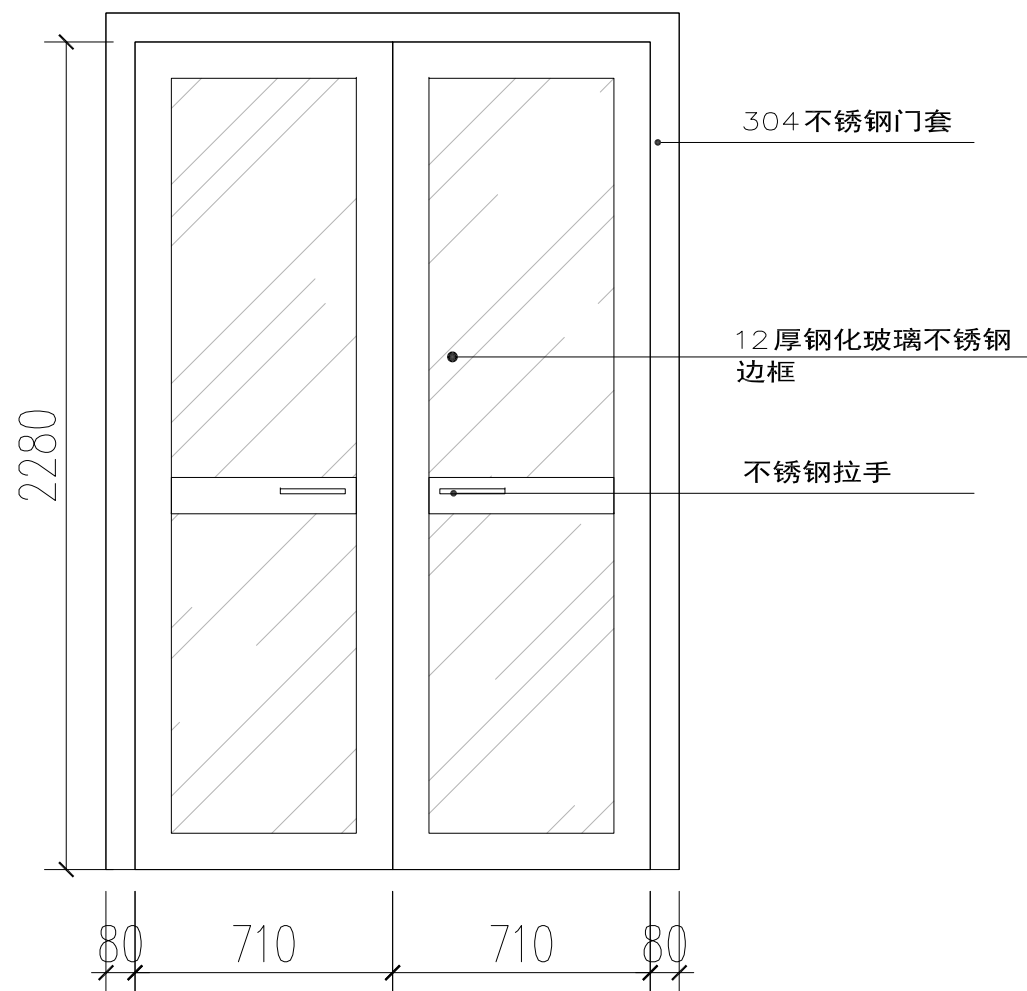

PLAN
17#前过道玻璃门示意图

需拆除原玻璃门


建筑顾问单位

建设单位

工程名称

子项

比例

类别	签名
审定	
审核	
工程负责	
工种负责	
校对	
设计	
甲方签字	

会签栏

建筑	电气
结构	暖通
给排水	工艺

盖章栏

工程号		图号	P-13
图别		号	



建筑顾问单位

建设单位

工程名称

子项


比例

类别	签名
审定	
审核	
工程负责	
工种负责	
校对	
设计	
甲方签字	


会签栏	
建筑	电气
结构	暖通
给排水	工艺

盖章栏

工程号		图号	P-14
图别		图号	

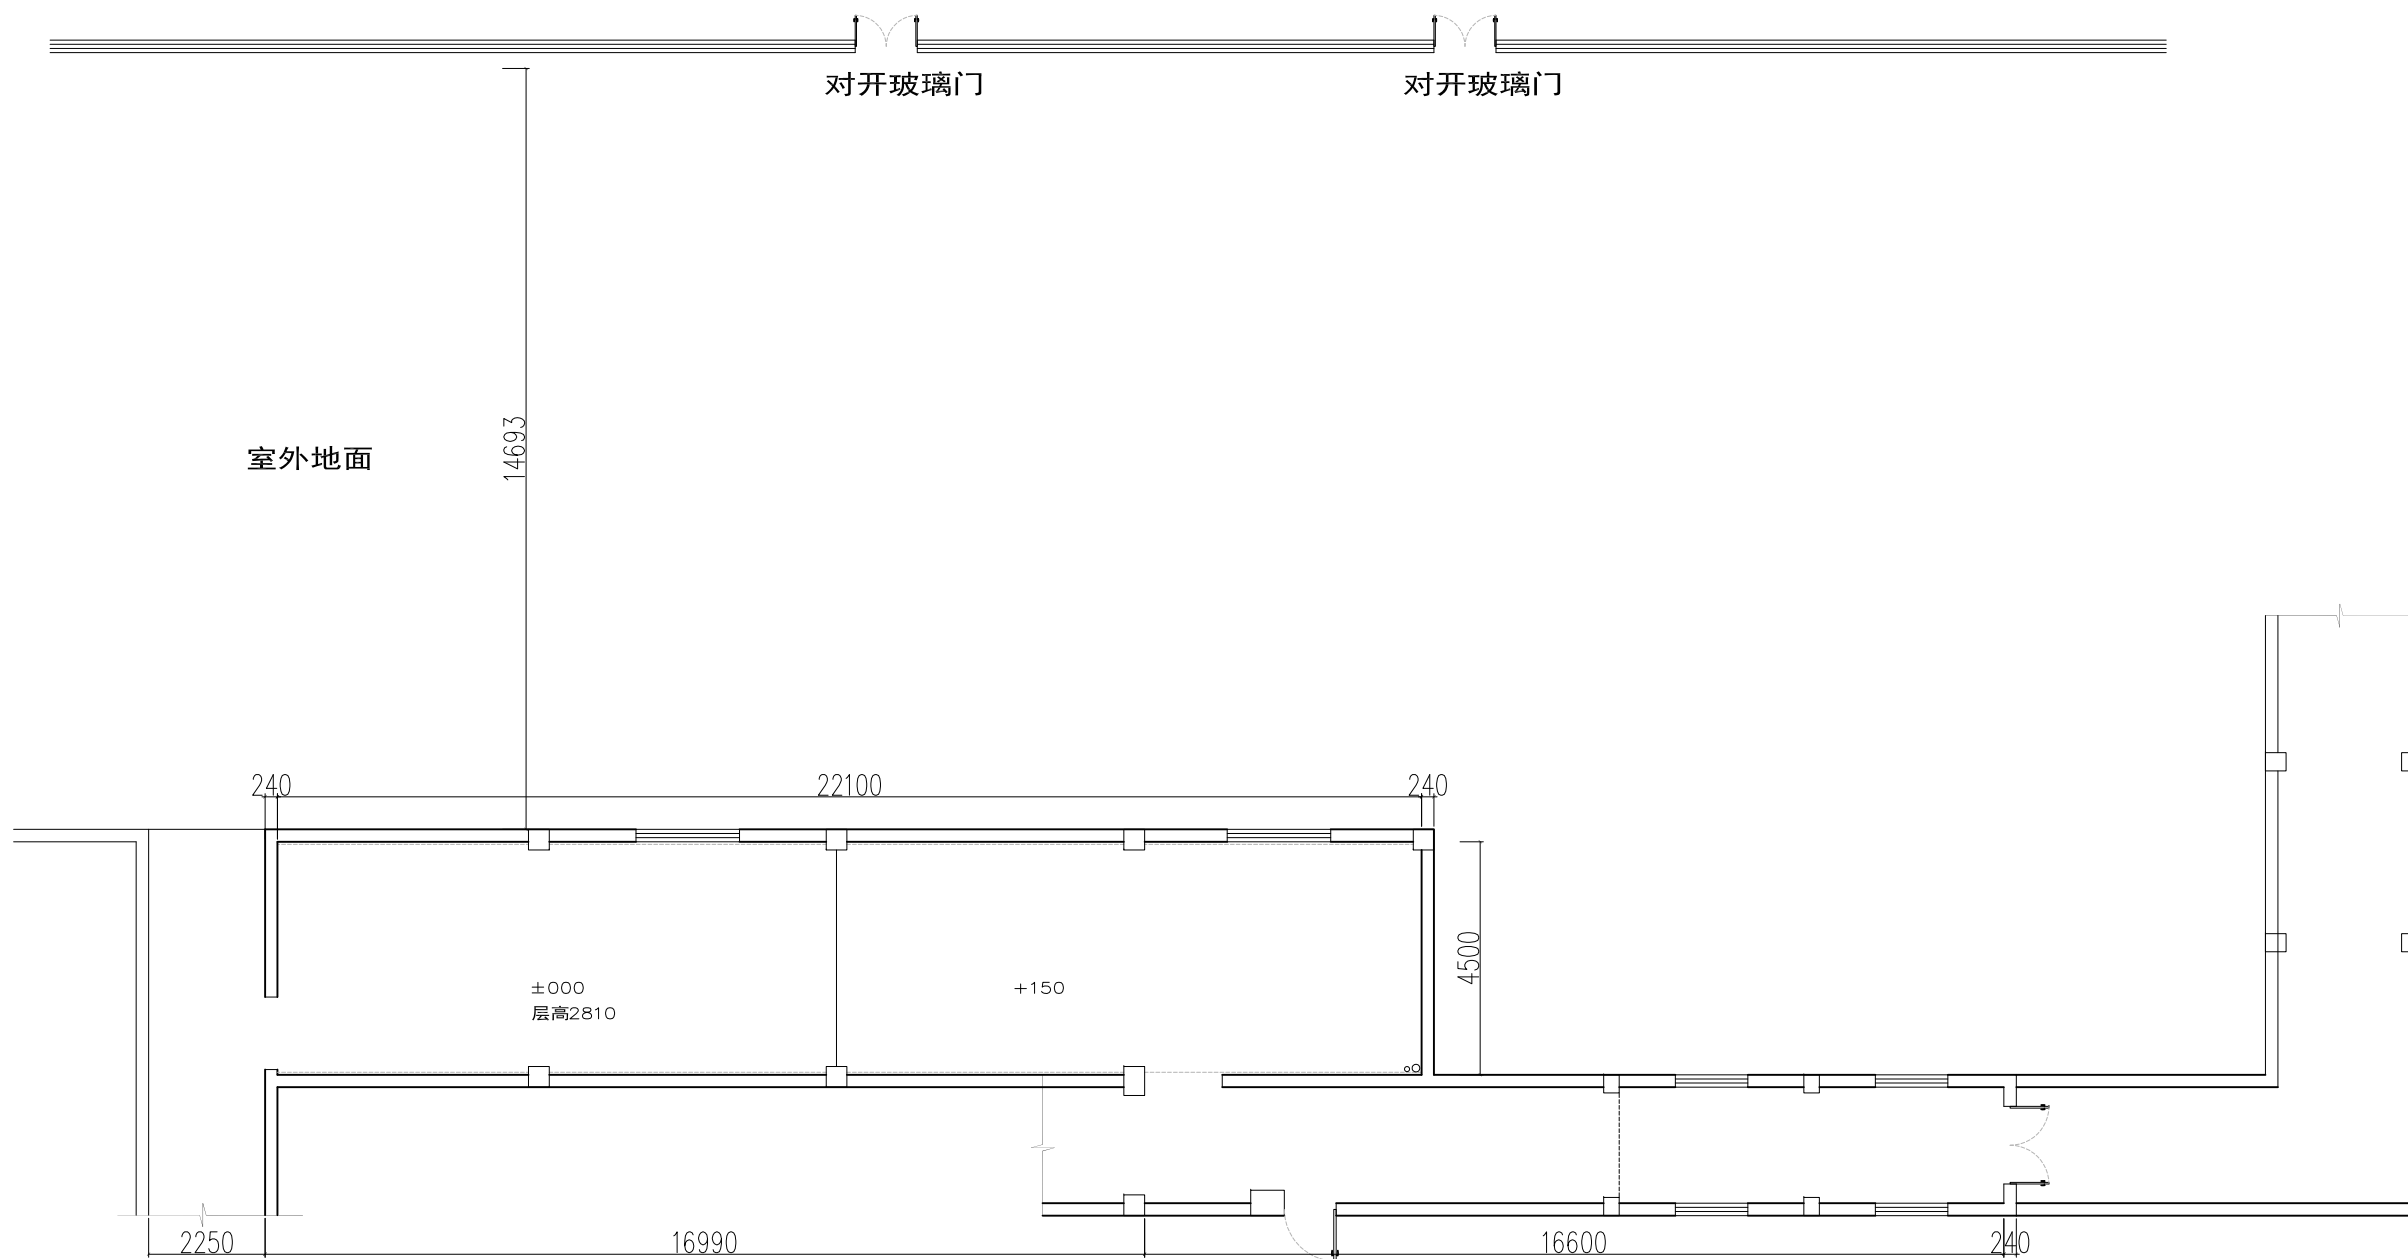

PLAN
原始结构图

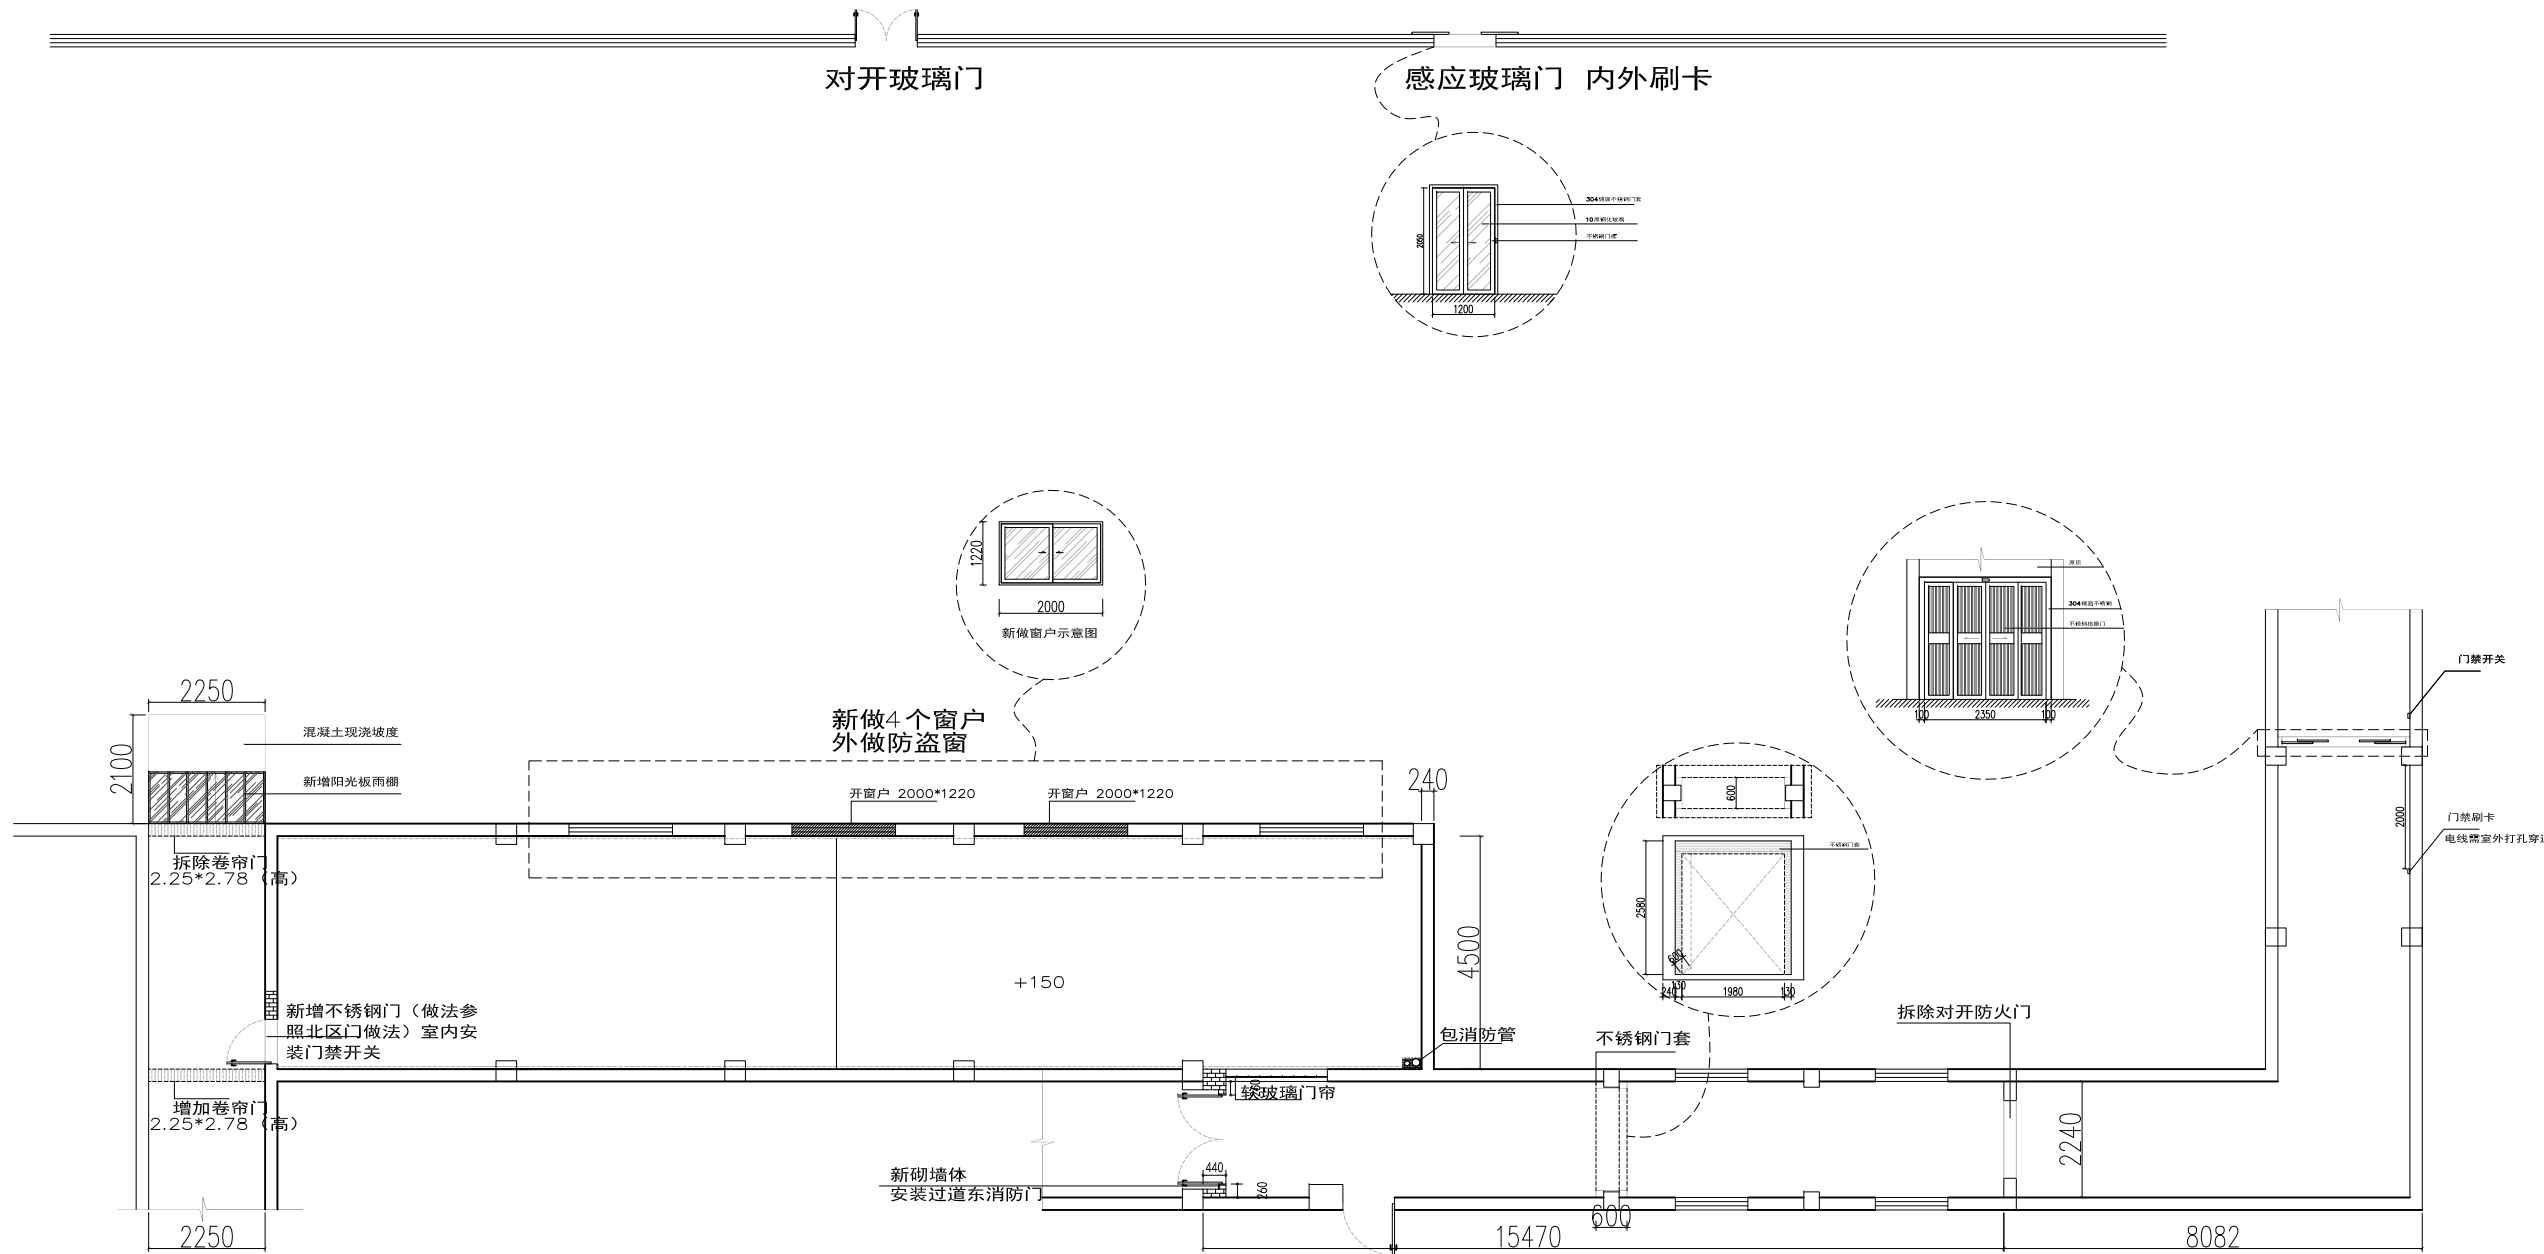

PLAN
平面示意图

建筑顾问单位

建设单位

工程名称

子项

比例

类别	签名
审定	
审核	
工程负责	
工种负责	
校对	
设计	
甲方签字	

会签栏	
建筑	电气
结构	暖通
给排水	工艺

盖章栏




建筑顾问单位

建设单位

工程名称

子项

比例

类别	签名
审定	
审核	
工程负责	
工种负责	
校对	
设计	
甲方签字	

类别

签名

审定

审核

工程负责

工种负责

校对

设计

甲方签字

会签栏

建筑

电气

结构

暖通

给排水

工艺

盖章栏


工程号

图号

P-16

图别

号

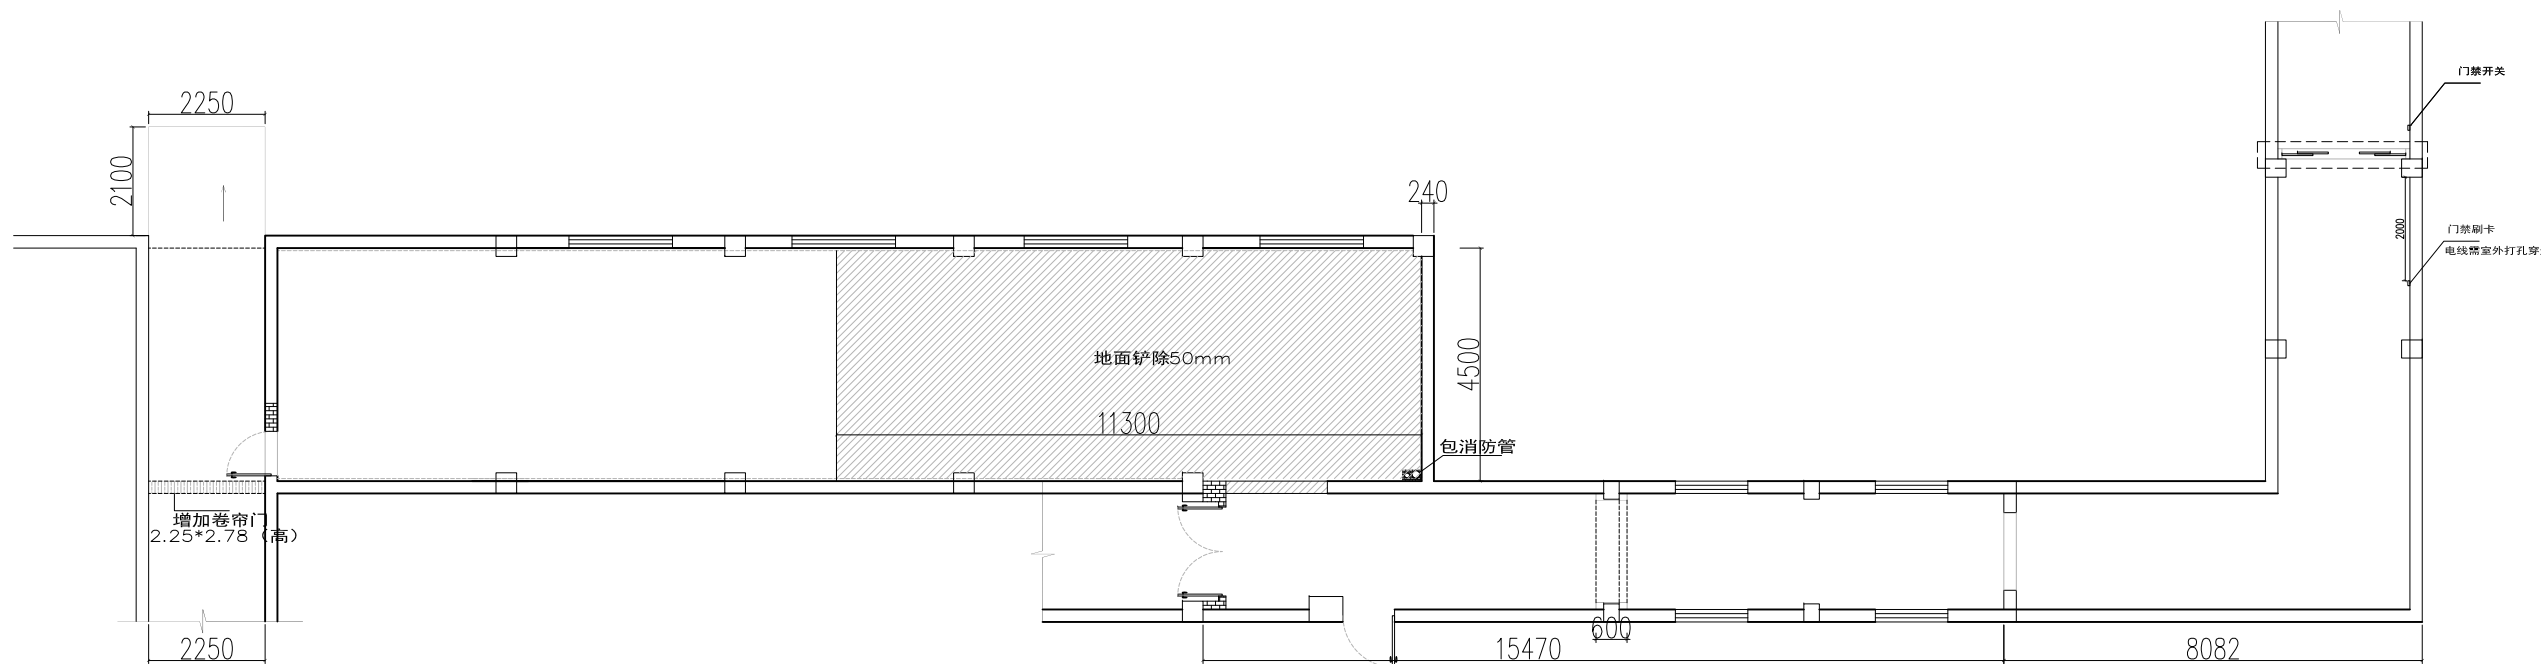

PLAN
地面拆除部分示意图



建筑顾问单位

建设单位

工程名称


子项

比例

类别	签名
审定	
审核	
工程负责	
工种负责	
校对	
设计	
甲方签字	

会签栏	
建筑	电气
结构	暖通
给排水	工艺

盖章栏

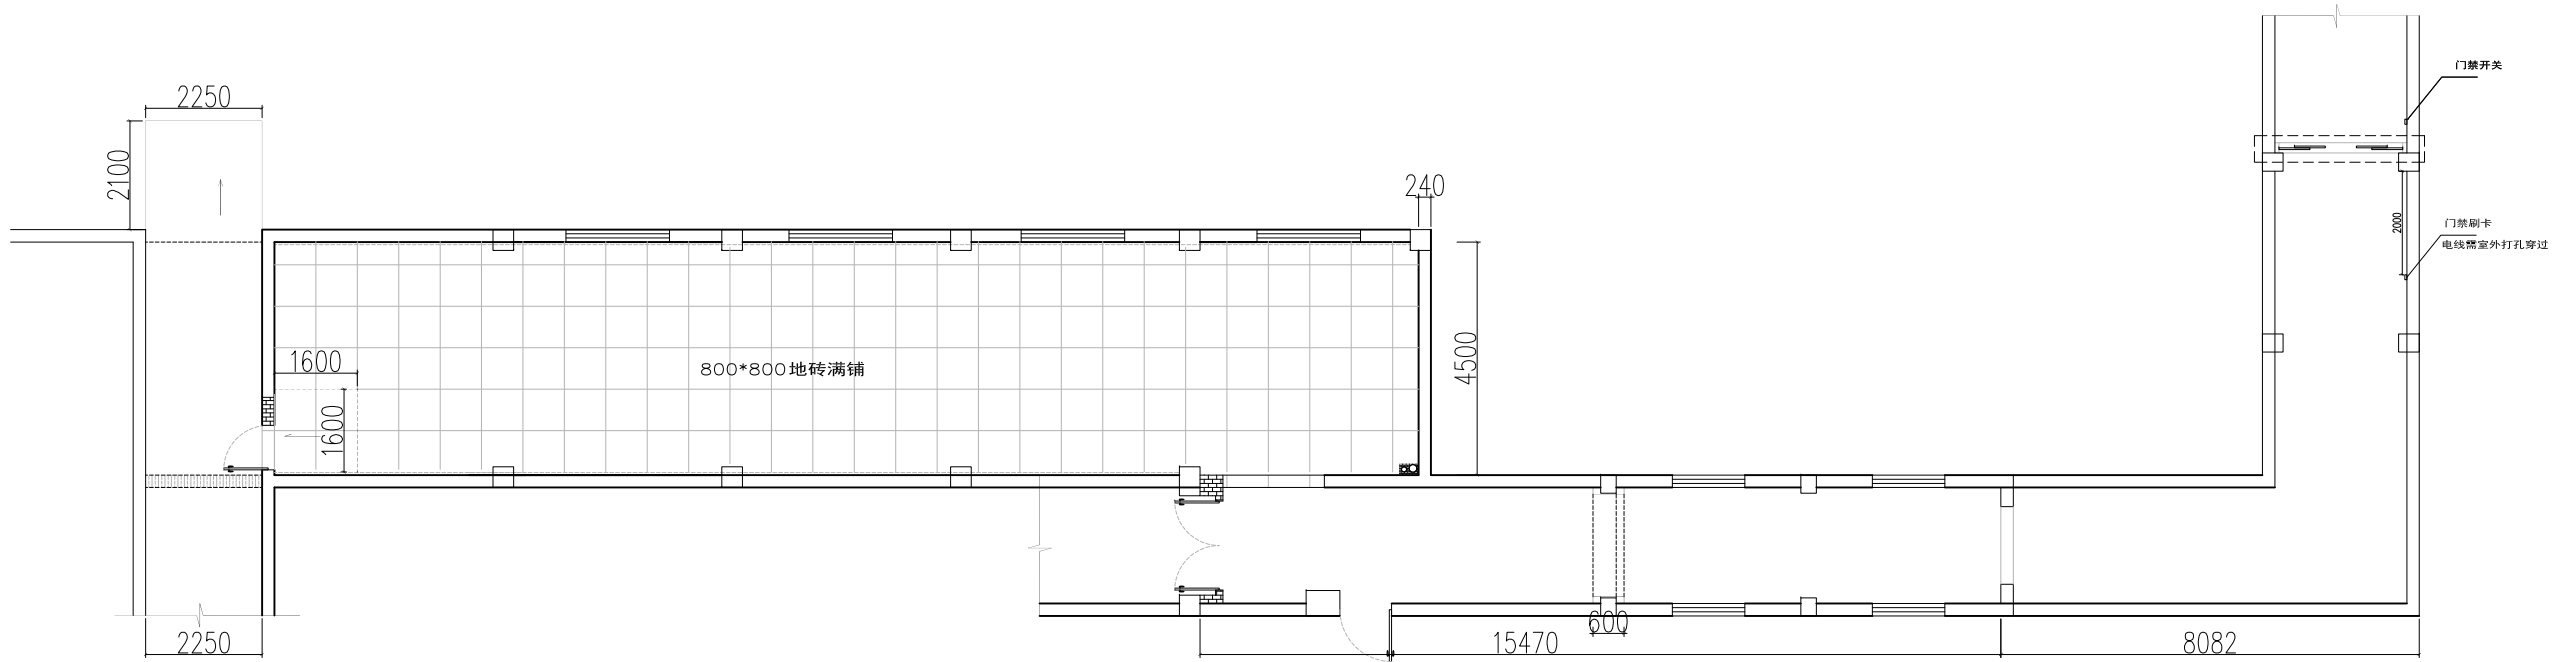

PLAN
地面铺贴图

工程号		图号	P-17
图别		图号	



建筑顾问单位

建设单位

工程名称

子项


比例

类别	签名
审定	
审核	
工程负责	
工种负责	
校对	
设计	
甲方签字	

会签栏	
建筑	电气
结构	暖通
给排水	工艺

盖章栏

工程号		图号	P-18
图别		号	

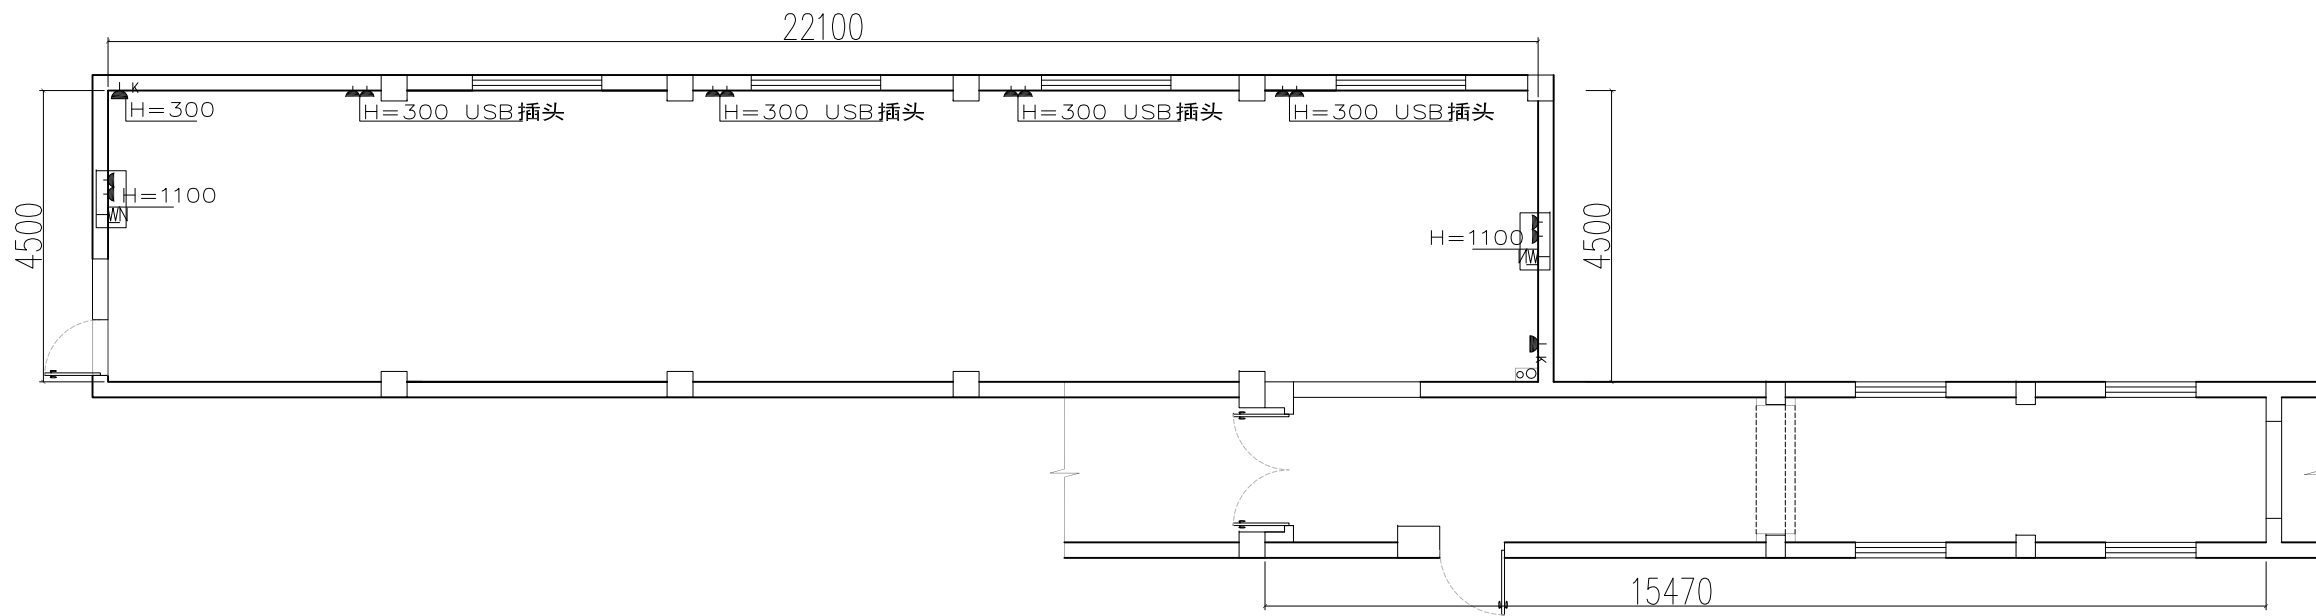

PLAN
插座点位图



建筑顾问单位

建设单位

工程名称

子项

比例

类别	签名
----	----

审定	
----	--

审核	
----	--

工程负责	
------	--

工种负责	
------	--

校对	
----	--

设计	
----	--

甲方签字	
------	--

会签栏


建筑	电气
----	----

结构	暖通
----	----

给排水	工艺
-----	----

盖章栏

工程号		图号	P-19
图别		图号	

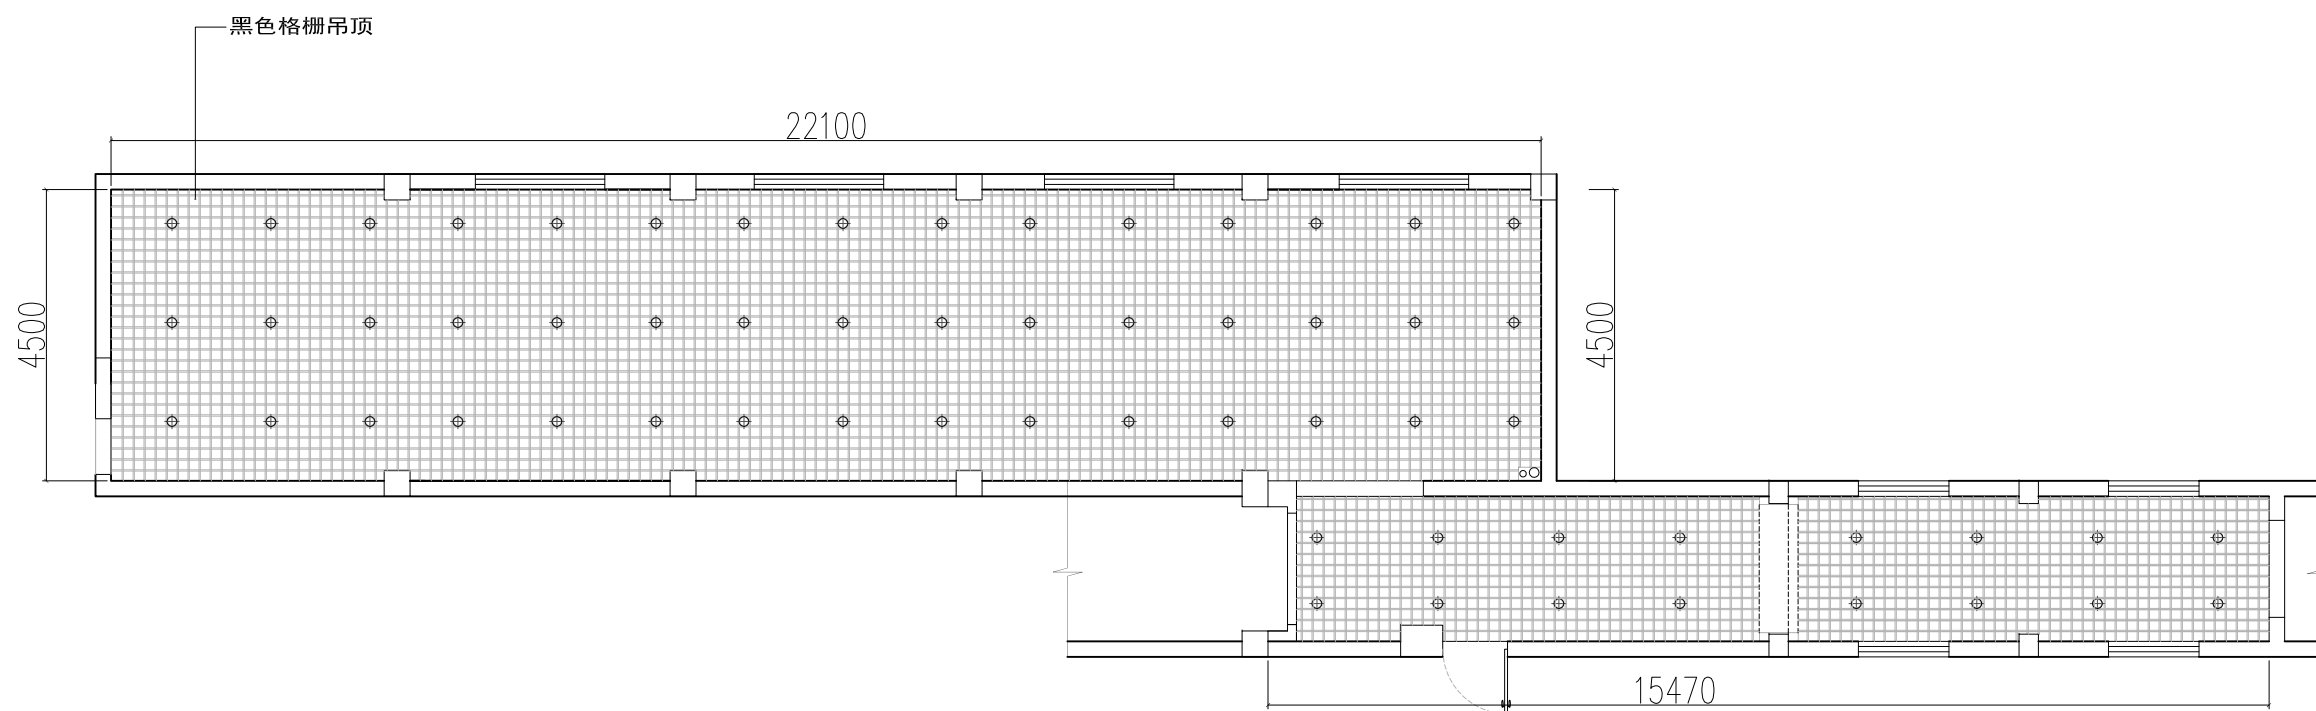

PLAN
天花布置图

名称	图例
筒灯 ϕ 150mm	\oplus

建筑顾问单位

建设单位

工程名称

子项

比例

类别 签名

审定

审核

工程负责

工种负责

校对

设计

甲方签字

会签栏

建筑

电气

结构

暖通

给排水

工艺

盖章栏


工程号

图号

图别

号

P-20

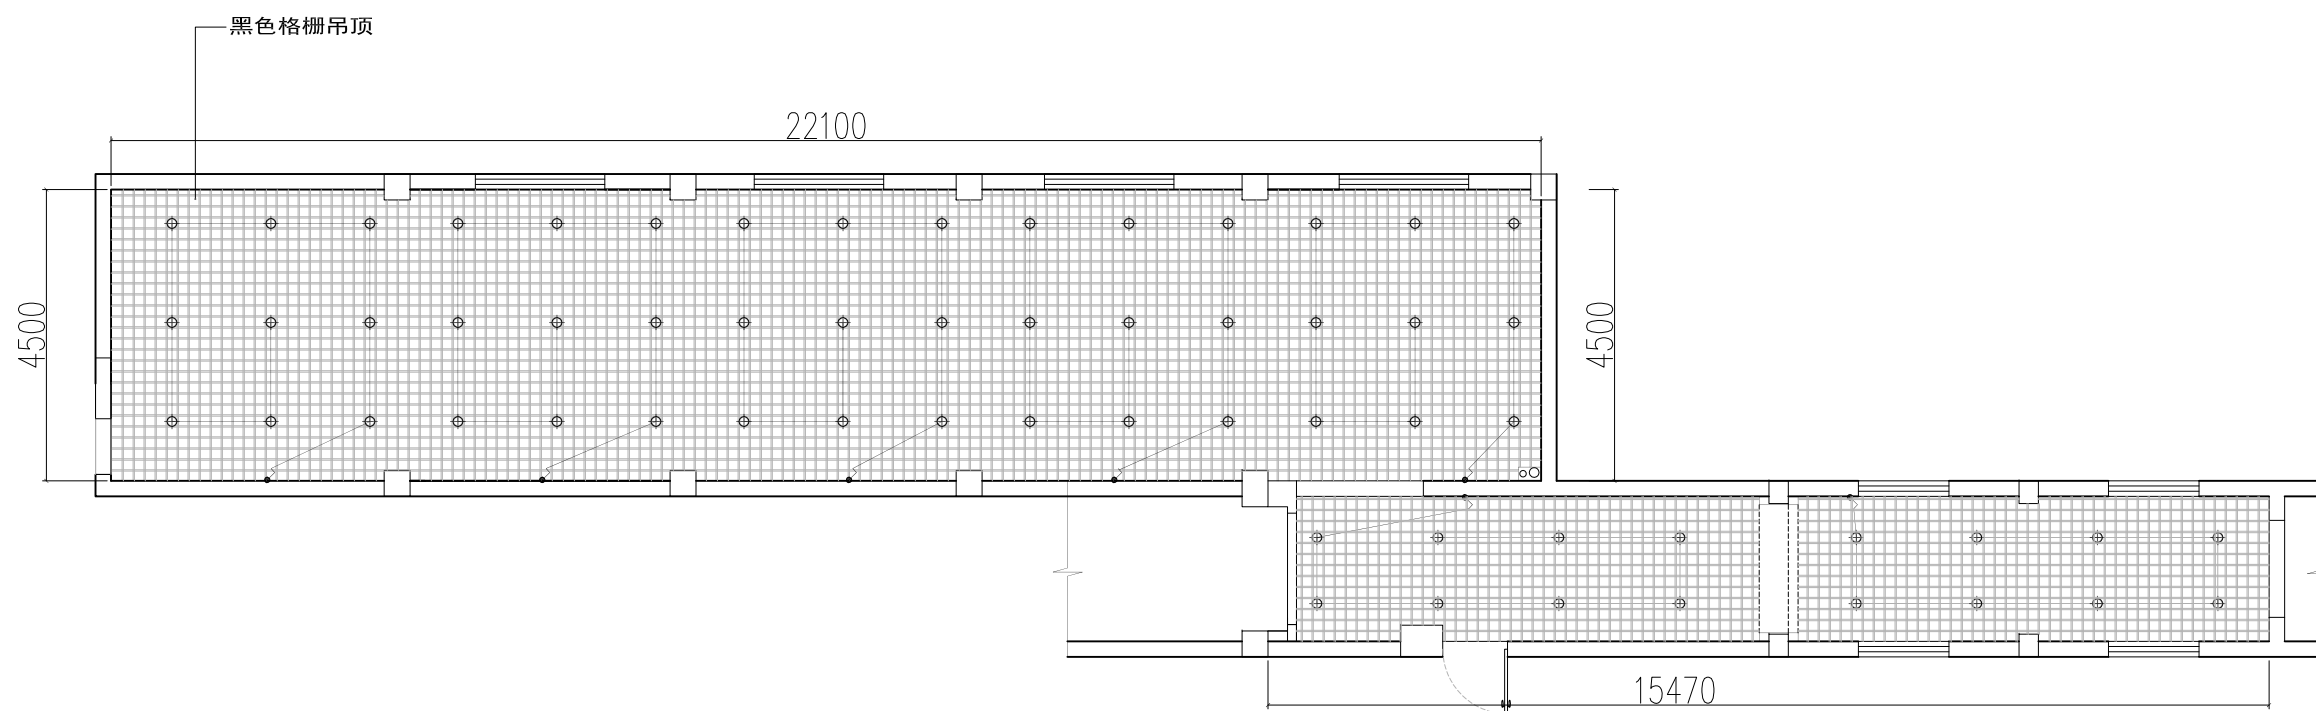

PLAN
开关连线图

序号	图例	说明	安装高度
1		单级开关	1300mm
2		双级开关	1300mm
3		三级开关	1300mm
4		四级开关	1300mm
5		双控开关	1300mm
6		配电箱	
7		弱电箱	




建筑顾问单位

建设单位

工程名称

子项

比例


类别	签名
审定	
审核	
工程负责	
工种负责	
校对	
设计	
甲方签字	

会签栏

建筑	电气
结构	暖通
给排水	工艺

盖章栏

工程号		图号	P-21
图别		图号	

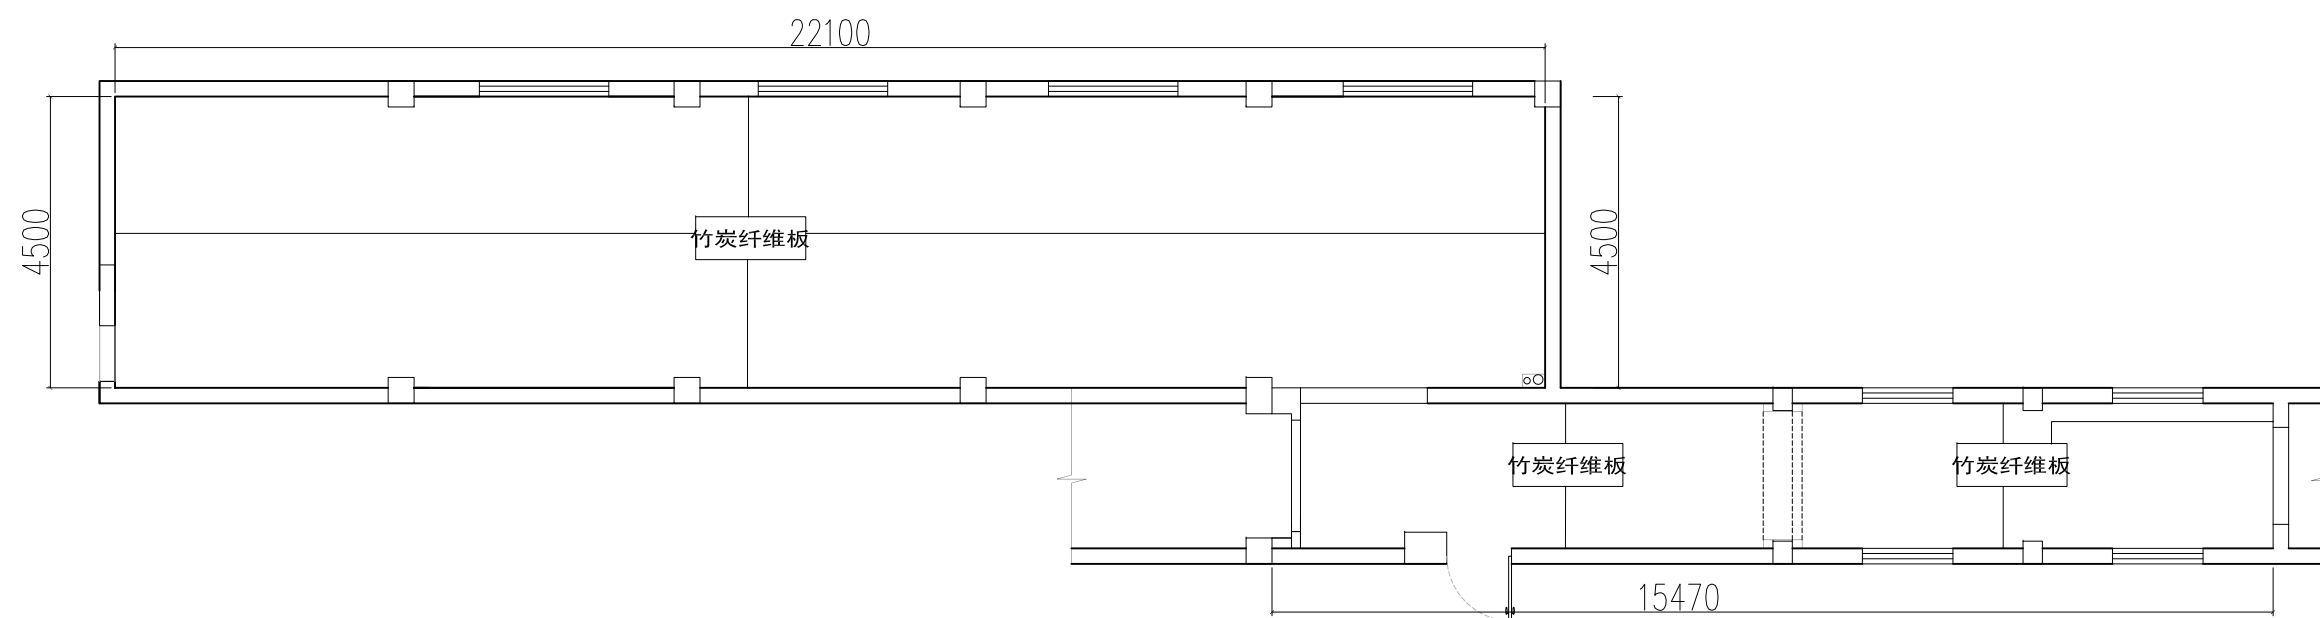

PLAN
墙面材质示意图



建筑顾问单位

建设单位

工程名称

子项

比例

类别 签名

审定

审核

工程负责

工种负责

校对

设计

甲方签字

会签栏


建筑 电气

结构 暖通

给排水 工艺

盖章栏

工程号		图号	P-22
图别		图号	

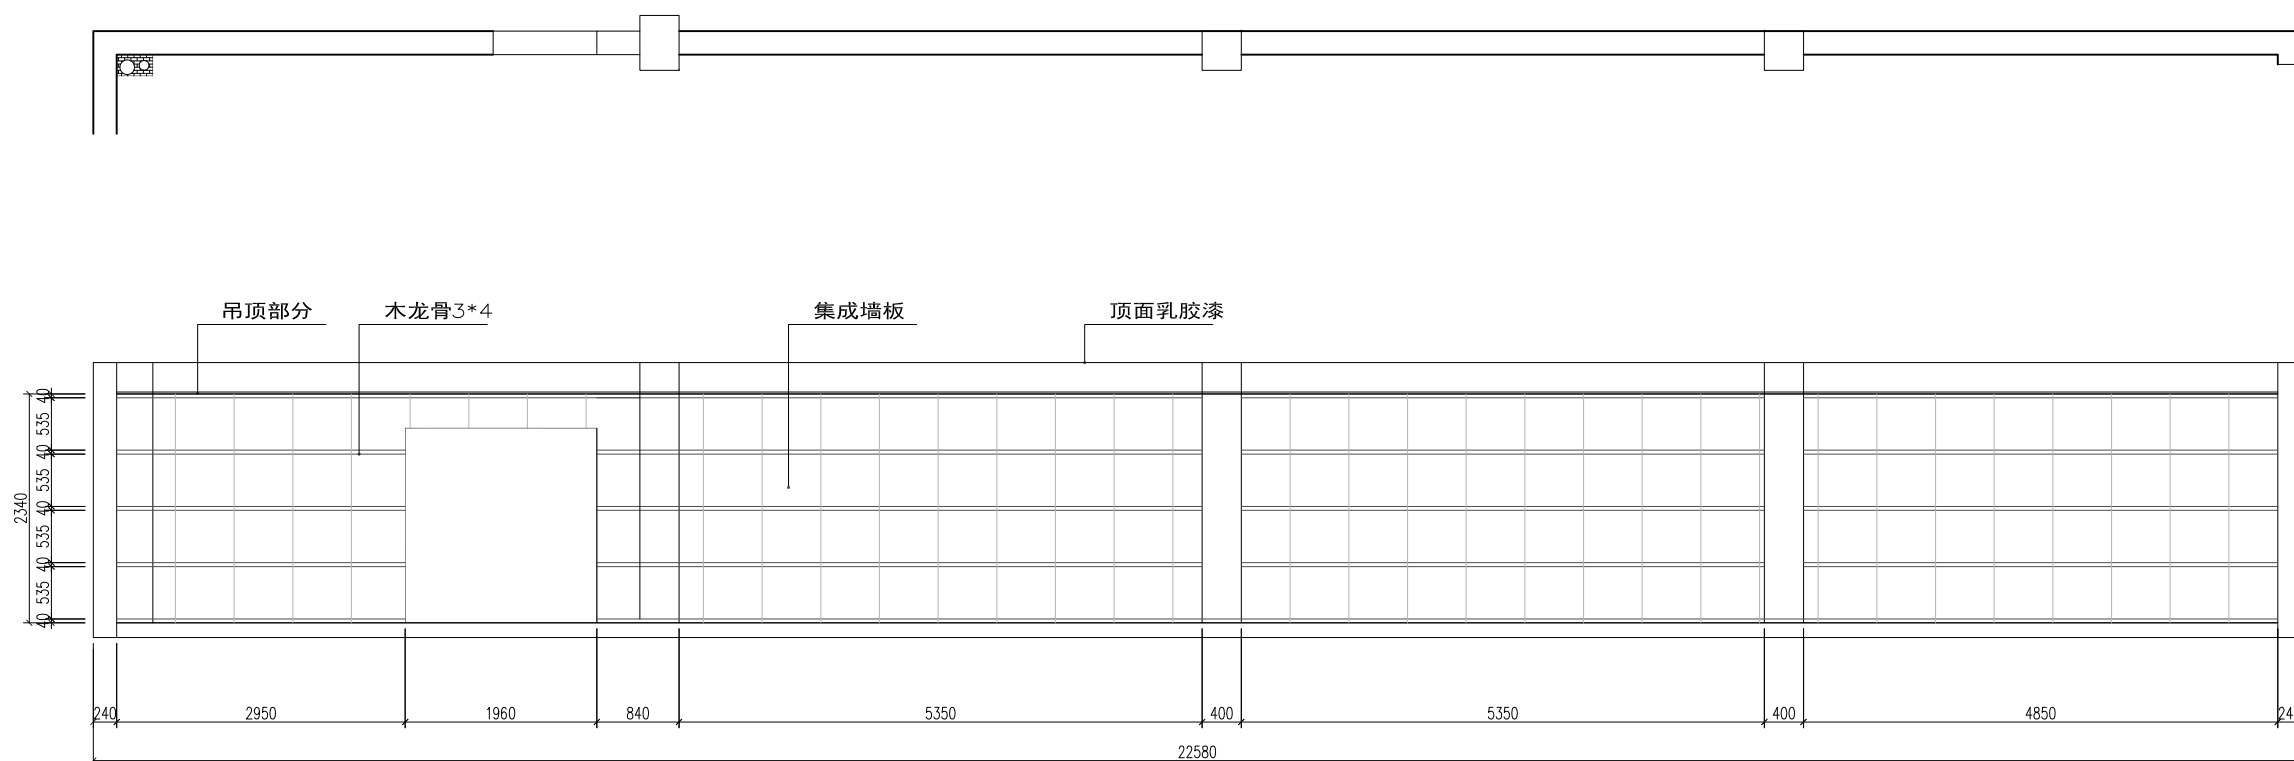

PLAN
休息区南立面图

注：墙面做法同其他面